



PLANTA BAIXA EXISTENTE  
Esc: 1/75

LEGENDA DE DEMOLIÇÃO E CONSTRUÇÃO  
Esc: 1:50

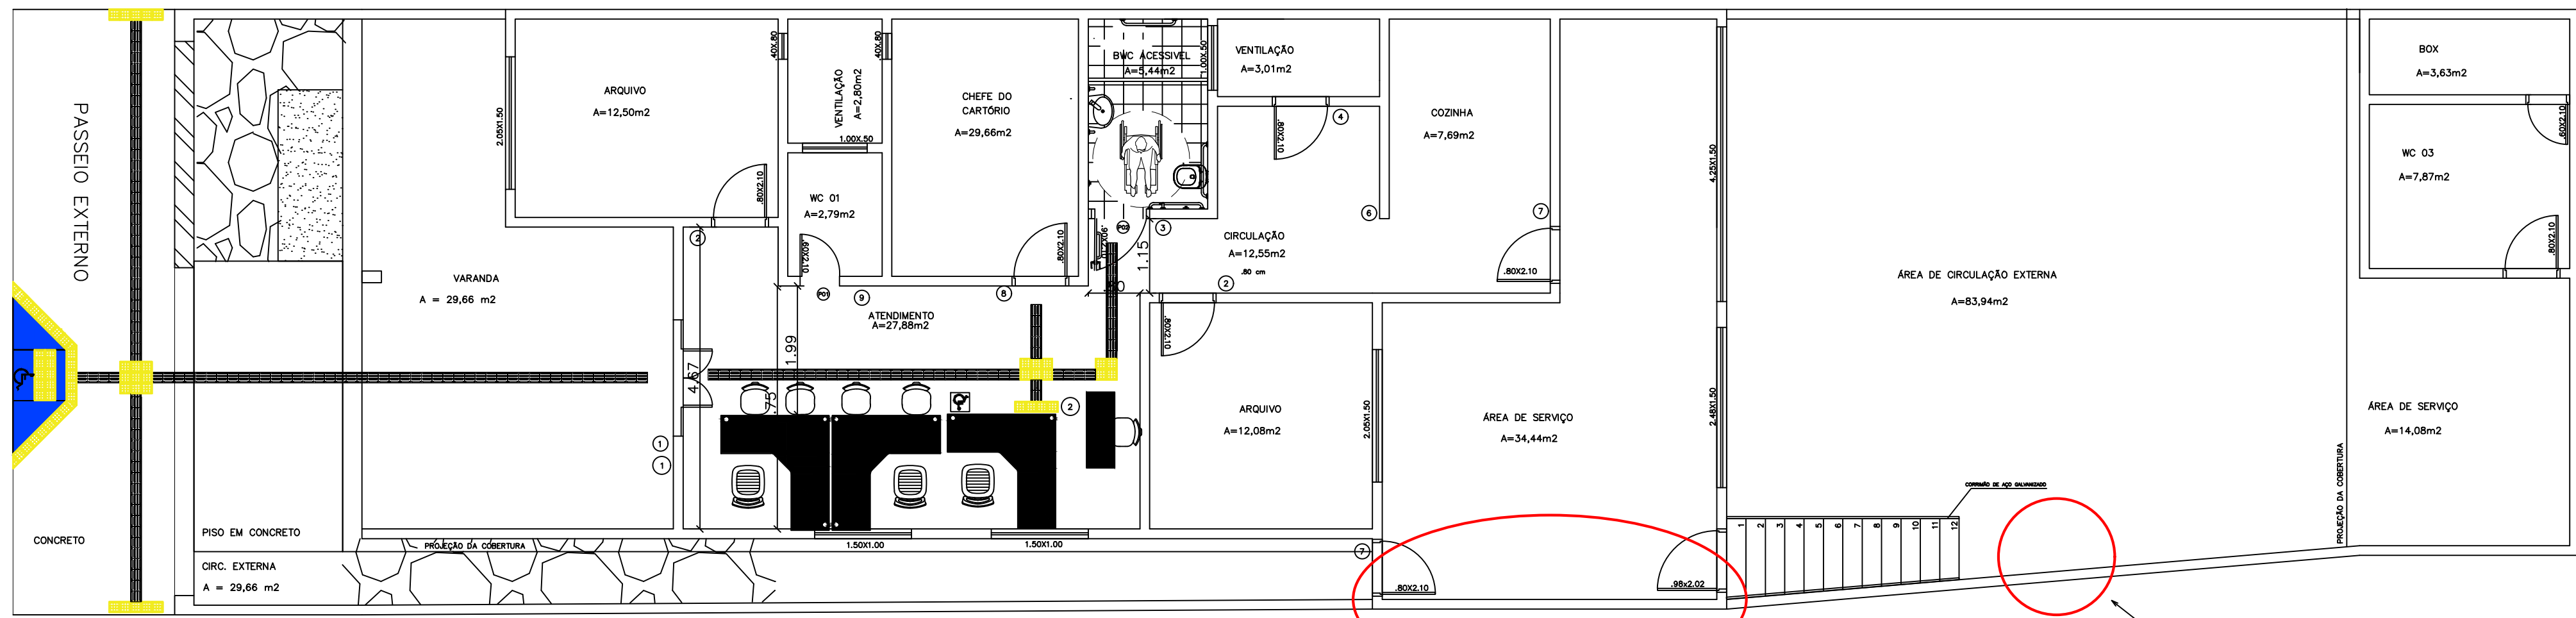


PLANTA DE DEMOLIÇÃO E CONSTRUÇÃO  
Esc: 1/75

QUADRO DE ESQUDRIAS				DIMENSÃO
PORTAS	QUANTIDADE	DESCRIÇÃO		
01	01	PORTA MÉDIA DE MADEIRA, LEVE OU SEMIOCA, A COMPENSADO DE ABRIR		0.90X2.10
JANELAS				
02	02	JANELA DE ALUMÍNIO, TIPO MAXIM-AR, COM VIDROS, DE CORRER		1.00 X 0.50 / 1.6

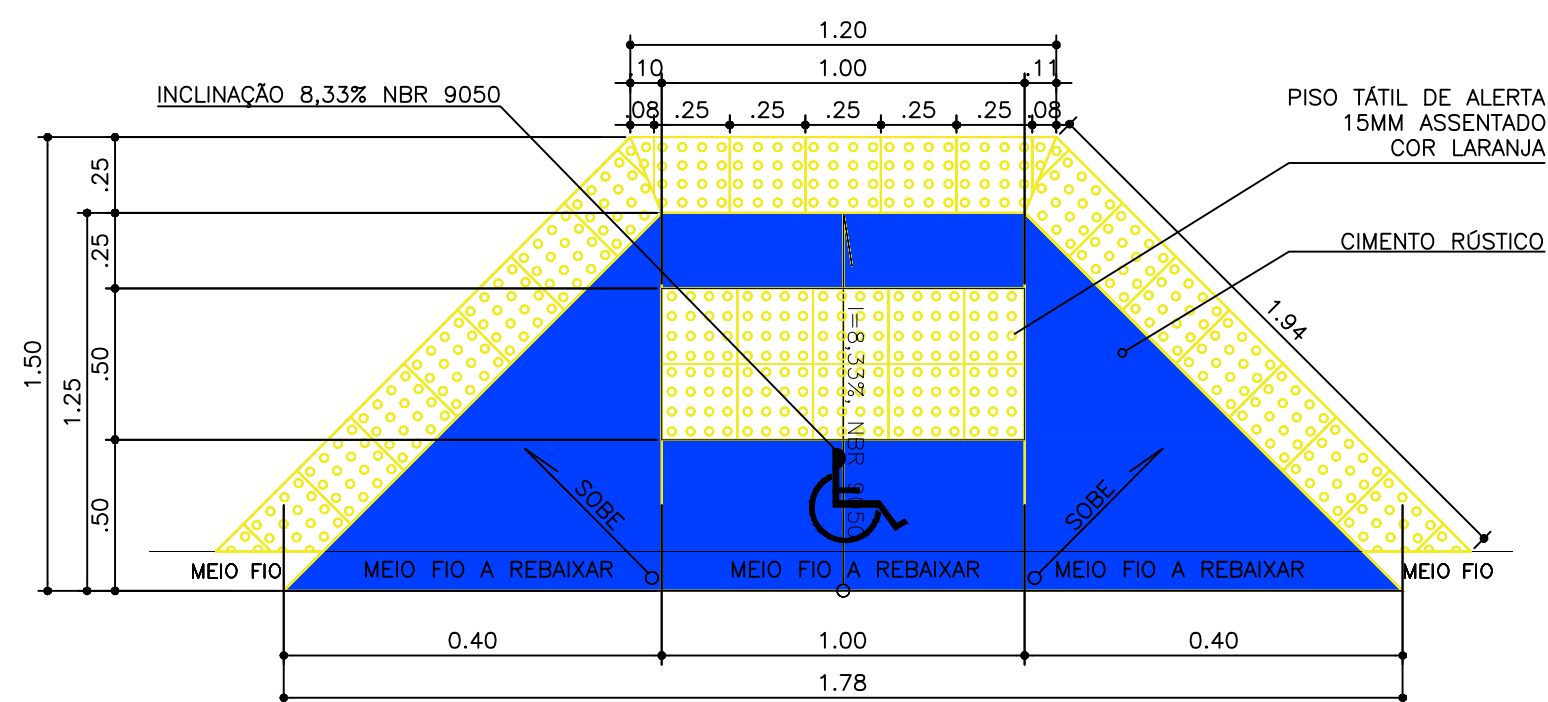


DETALHAMENTO RAMPA ACESSIBILIDADE  
Esc: 1:25

LEGENDA	
1	SINALIZAÇÃO DE ACESSO
2	ATENDIMENTO PRIORITÁRIO


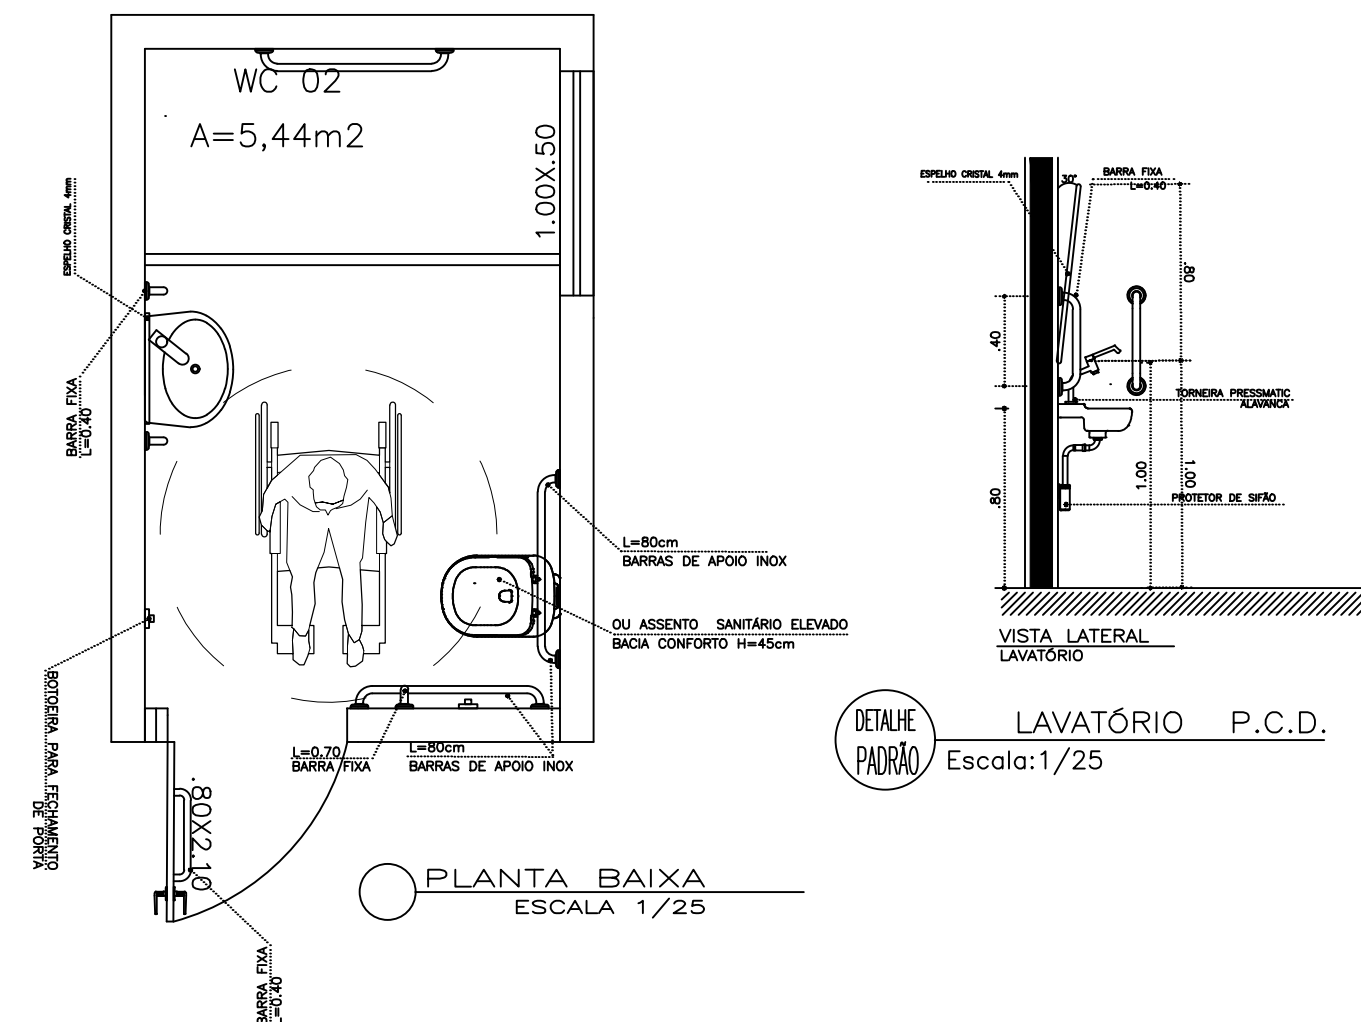


PLANTA BAIXA  
ESCALA 1/25

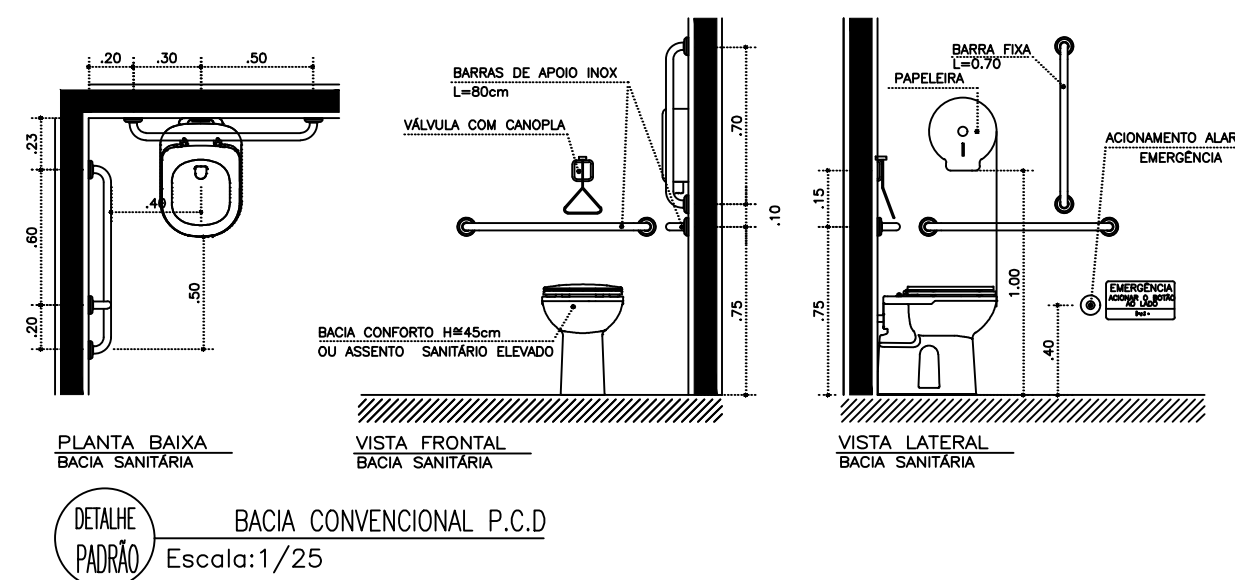

DETALHE  
PÁRÃO  
BACIA CONVENCIONAL P.C.D  
Escala: 1/25


CAR PLAN ENGENHARIA		CONTRATANTE	
PROJETO:	PROJETO DE ADEQUAÇÃO DE ACESSIBILIDADE	UNIDADE AQUIDABÁ-SE	
ENGENHEIRO:	CARLOS AUGUSTO CARDOSO LIMA	RESPONSÁVEL TÉCNICO:	1919568727
ASSUNTO:	PLANTA BAIXA, PLANTA DE ACESSIBILIDADE E DETALHAMENTOS	FOLHA:	01/02
PROJETISTA:	BÁRBARA PAZ	DATA:	OUTUBRO/2024
		ESCALA:	INDICADO

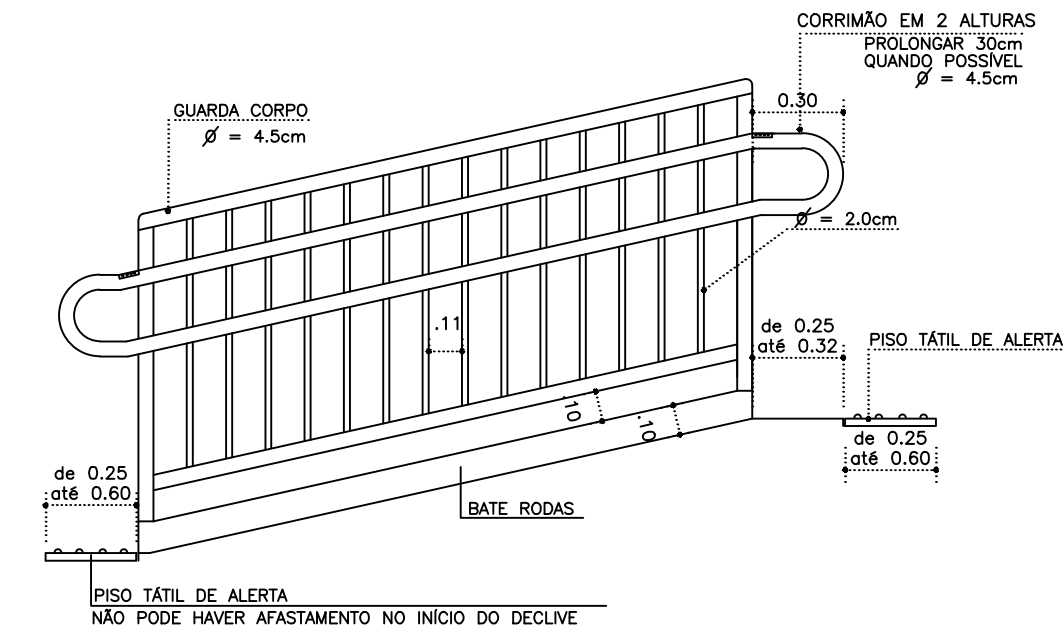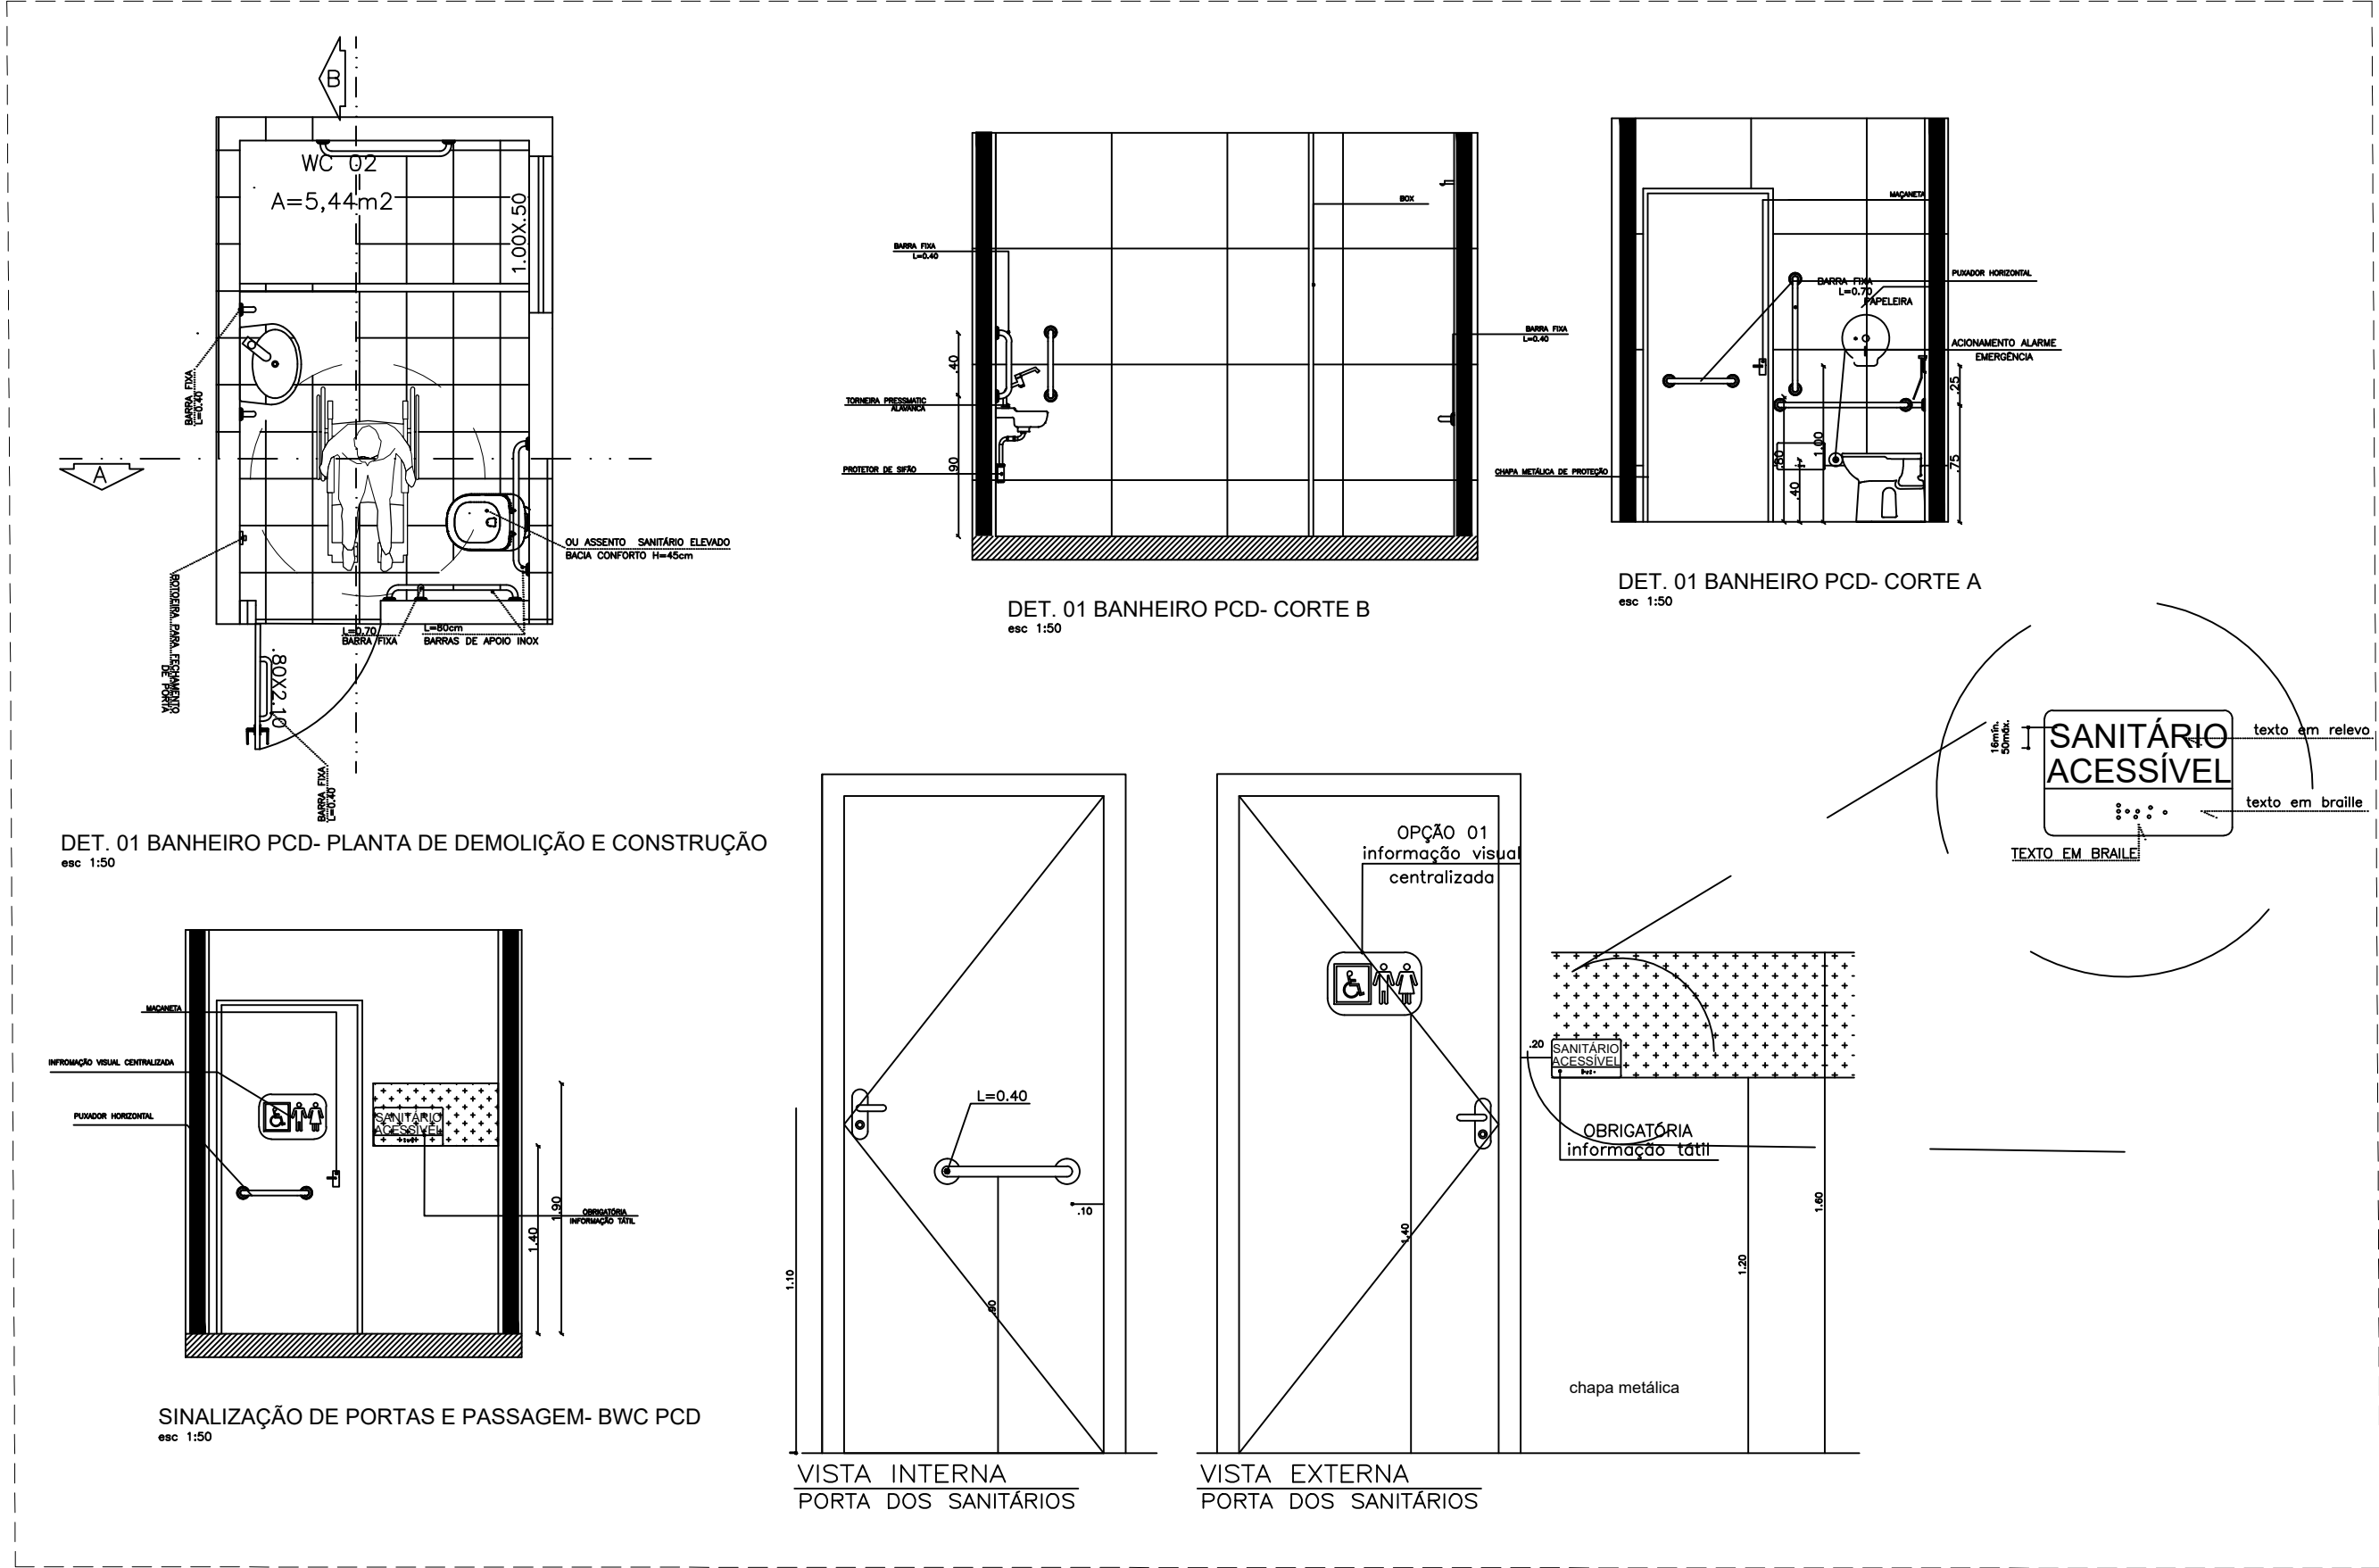


DETALHE PADRÃO RAMPA SEM PAREDES LATERAIS - CORTE LONGITUDINAL  
GUARDA CORPO E CORRIMÃO  
escala: 1/25

CORRIMÃO DE AÇO INOXIDÁVEL  
MODELO/ BARRA PARA APOIO  
CORRIMÃO DUPLO PARA SEGURANÇA  
DE DEFICIENTES, GESTANTE, IDOSO  
CADEIRANTE E PNE.  
COMPRIMENTO 1M X 0,92 CM  
DIÂMETRO 3,8 CM  
COR PRATEADO  
PADRÃO NBR 9050  
PESO SUPORTANDO  
150 KG POR M/LINEAR

CORRIMÃO ACESSÍVEL  
Esc 1:25

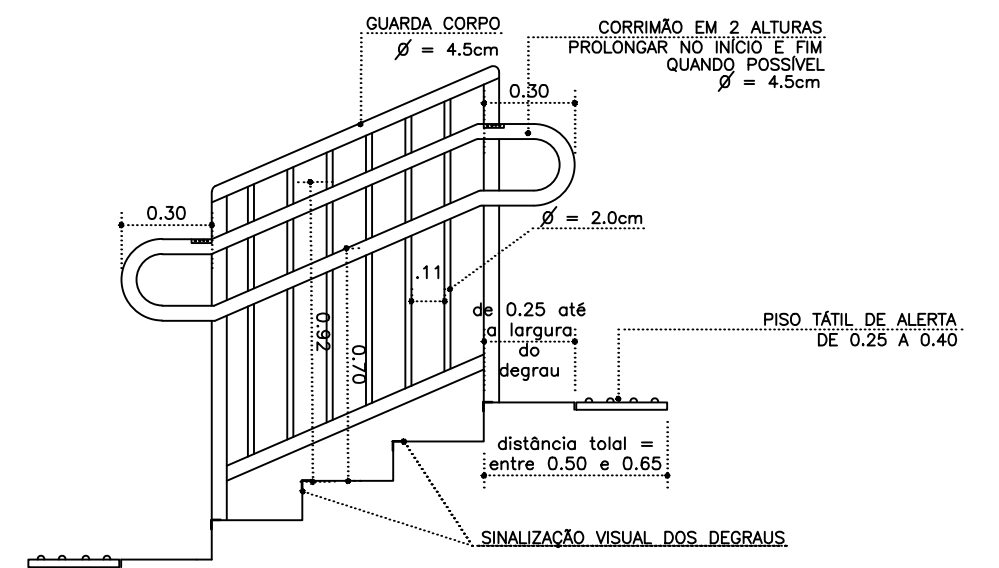


DETALHE PADRÃO ESCALAS EXTERNAS SEM PAREDES LATERAIS - CORTE LONGITUDINAL  
GUARDA CORPO E CORRIMÃO  
escala: 1/25

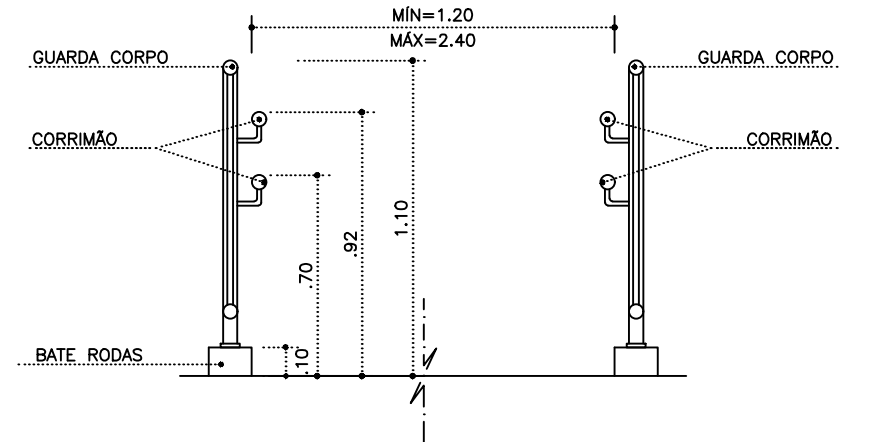


DETALHE PADRÃO ESCALAS EXTERNAS - CORTE TRANSVERSAL  
GUARDA CORPO E CORRIMÃO  
escala: 1/25

## LEGENDA DE SINALIZAÇÃO EM BRAILE

ATENDIMENTO	① ATENDIMENTO	CHEFE DO CARTÓRIO	⑧ CHEFE DO CARTÓRIO
ARQUIVO	② ARQUIVO	SANITÁRIO	⑨ BWC 01
BANHEIRO ACESSÍVEL UNISSEX	③ BANHEIRO ACESSÍVEL UNISSEX		
VENTILAÇÃO	④ VENTILAÇÃO		
COZINHA	⑥ COZINHA		
ÁREA DE SERVIÇO	⑦ ÁREA DE SERVIÇO		

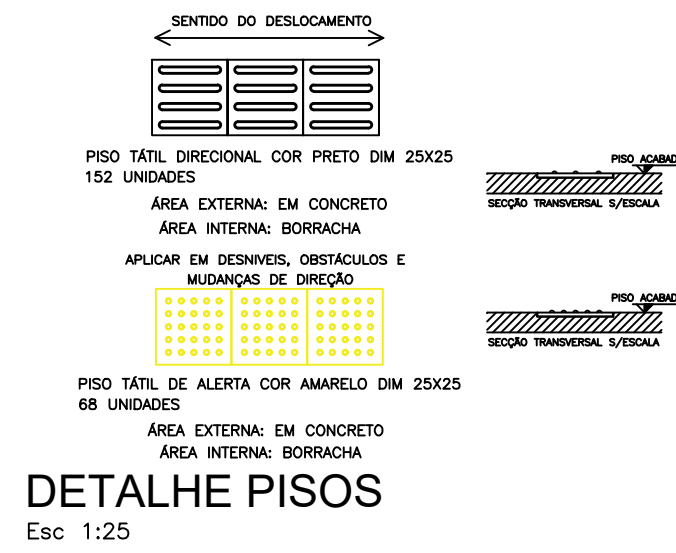

DETALHE PISOS  
Esc 1:25

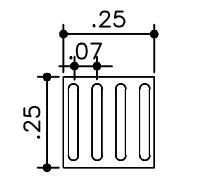

DETALHE PISO TÁTIL DIRECIONAL  
152 UNIDADES  
Esc 1:25  
DETALHE PISO TÁTIL ALERTA  
68 UNIDADES  
Esc 1:25

