

01 PLANTA BAIXA PAV. SUPERIOR-anexo
ESCALA 1/100

LEGENDA DE SINALIZAÇÃO EM BRAILLE

COPA	8 COPA	SALA DE TREINAMENTO	70 SALA DE TREINAMENTO	COPES	119 COPES
DEPÓSITO	12 DEPÓSITO	ARQUIVO	90 ARQUIVO	SEPAG	119 SEPAG
BANHEIRO FEMININO	15 SANITÁRIO FEM	ASTEP	112 ASTEP	SEREF	120 SEREF
BANHEIRO PCD FEMININO	16 SANITÁRIO FEM ACESSÍVEL	ASPLAN	113 ASPLAN	SEDIR	121 SEDIR
BANHEIRO MASCULINO	17 SANITÁRIO MASC	SEGED	114 SEGED	COASA	122 COASA
BANHEIRO PCD MASCULINO	18 SANITÁRIO MASC ACESSÍVEL	NDO	119 NDO	SEBAD	123 SEBAD
SAÍDA EMERGÊNCIA	19 SAÍDA DE EMERGÊNCIA	SEDEC	116 SEDEC	CODES	124 CODES
SALA DE REUNIÕES	22 REUNIÃO	SEUR	117 SEUR	GABINETE SECRETÁRIO	125 GABINETE DO SECRETÁRIO

SENTIDO DO DESLOCAMENTO

PISO TÁTIL DIRECIONAL COR VERMELHA DIM 25x25
ÁREA INTERNA(PASSARELA): EM BORRACHA. QNTD: 45 UND

SENTIDO DO DESLOCAMENTO

PISO TÁTIL DIRECIONAL COR PRETA DIM 25x25
ÁREA INTERNA: EM BORRACHA. QNTD: 477 UND


PISO TÁTIL DE ALERTA COR AMARELA DIM 25x25
ÁREA INTERNA: EM BORRACHA. QNTD: 172 UND

PISO ACABADO

SECÇÃO TRANSVERSAL S/ESCALA


PISO ACABADO

SECÇÃO TRANSVERSAL S/ESCALA

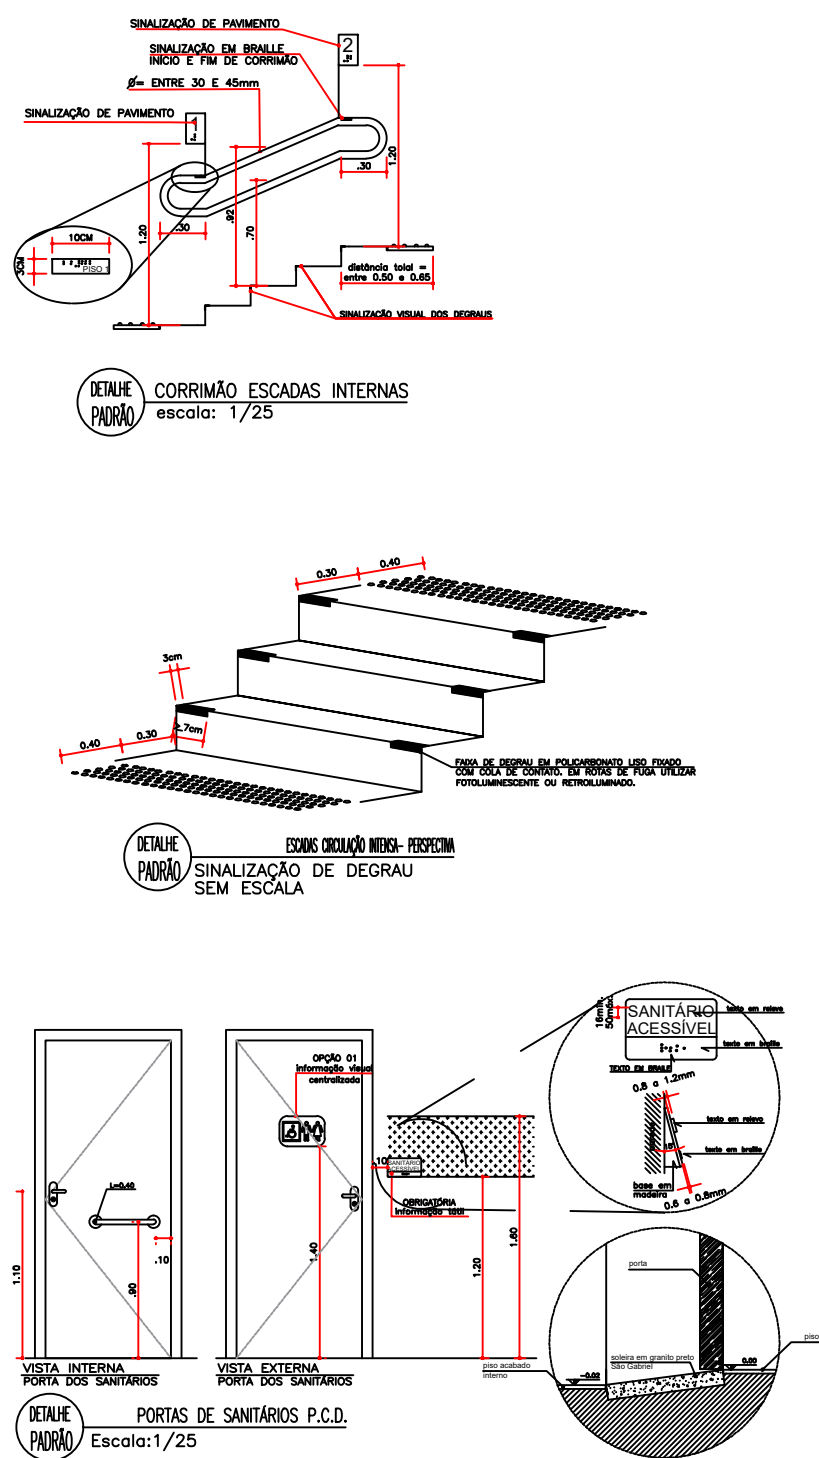


TRIBUNAL REGIONAL ELEITORAL - SE


PROJETO:	PROJETO DE ADEQUAÇÃO DE ACESSIBILIDADE - ANEXO TRE ARACAJU	
ENGENHEIRO:	ARACAJU - SE	
RESPONSÁVEL TÉCNICO:	CARLOS AUGUSTO CARDOSO LIMA	CREA-PI: 1919568727
ASSUNTO:	PLANTA DE ACESSIBILIDADE - PAVIMENTO 1	FOLHA
PROJETISTA:	BÁRBARA PAZ MENDES DE LIMA	04
DATA:	NOVEMBRO/2024	ESCALA: COMO INDICADO

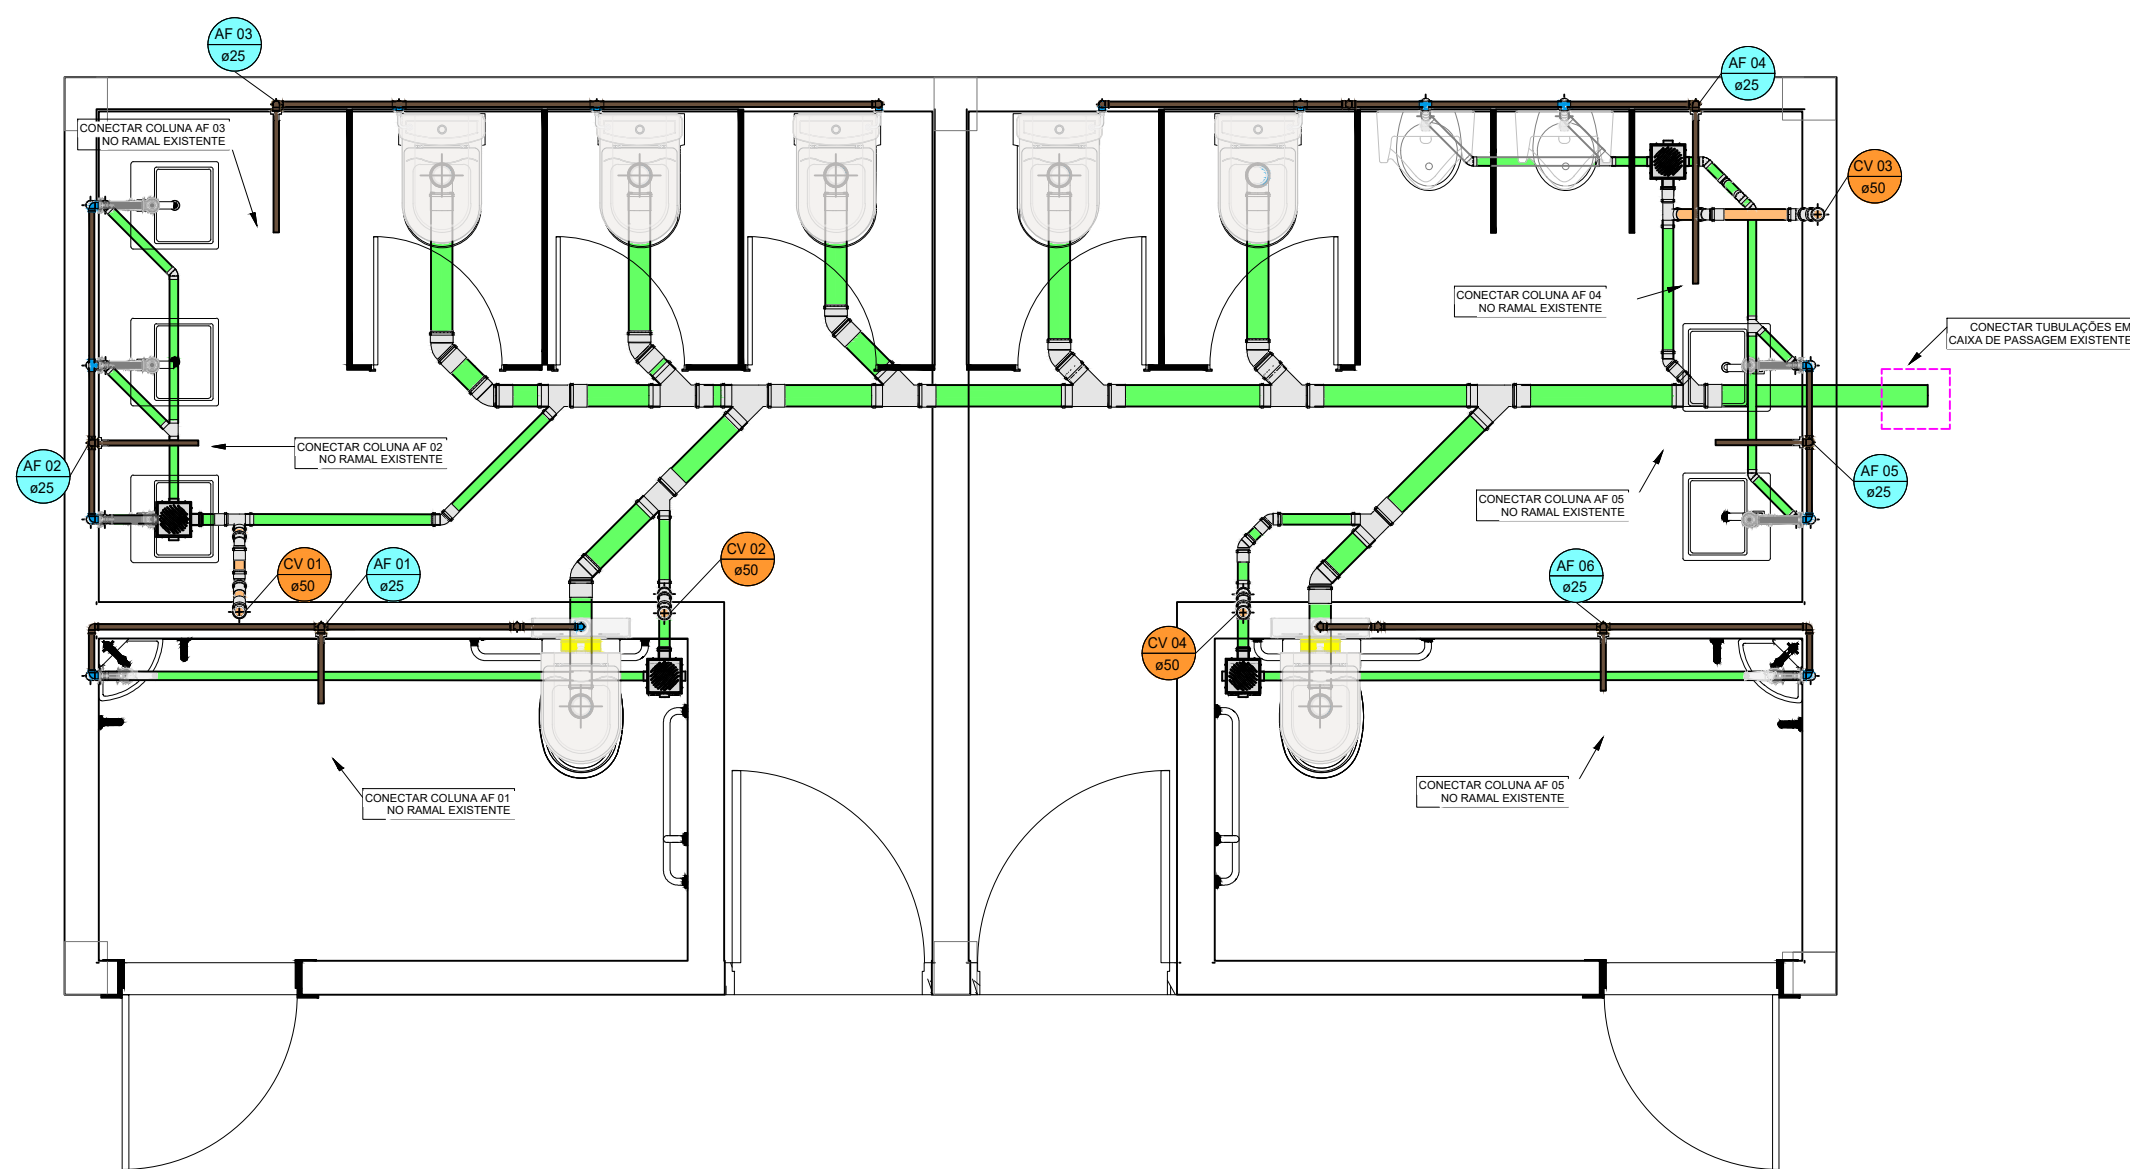


PB - TÉRREO GERAL
1 : 25

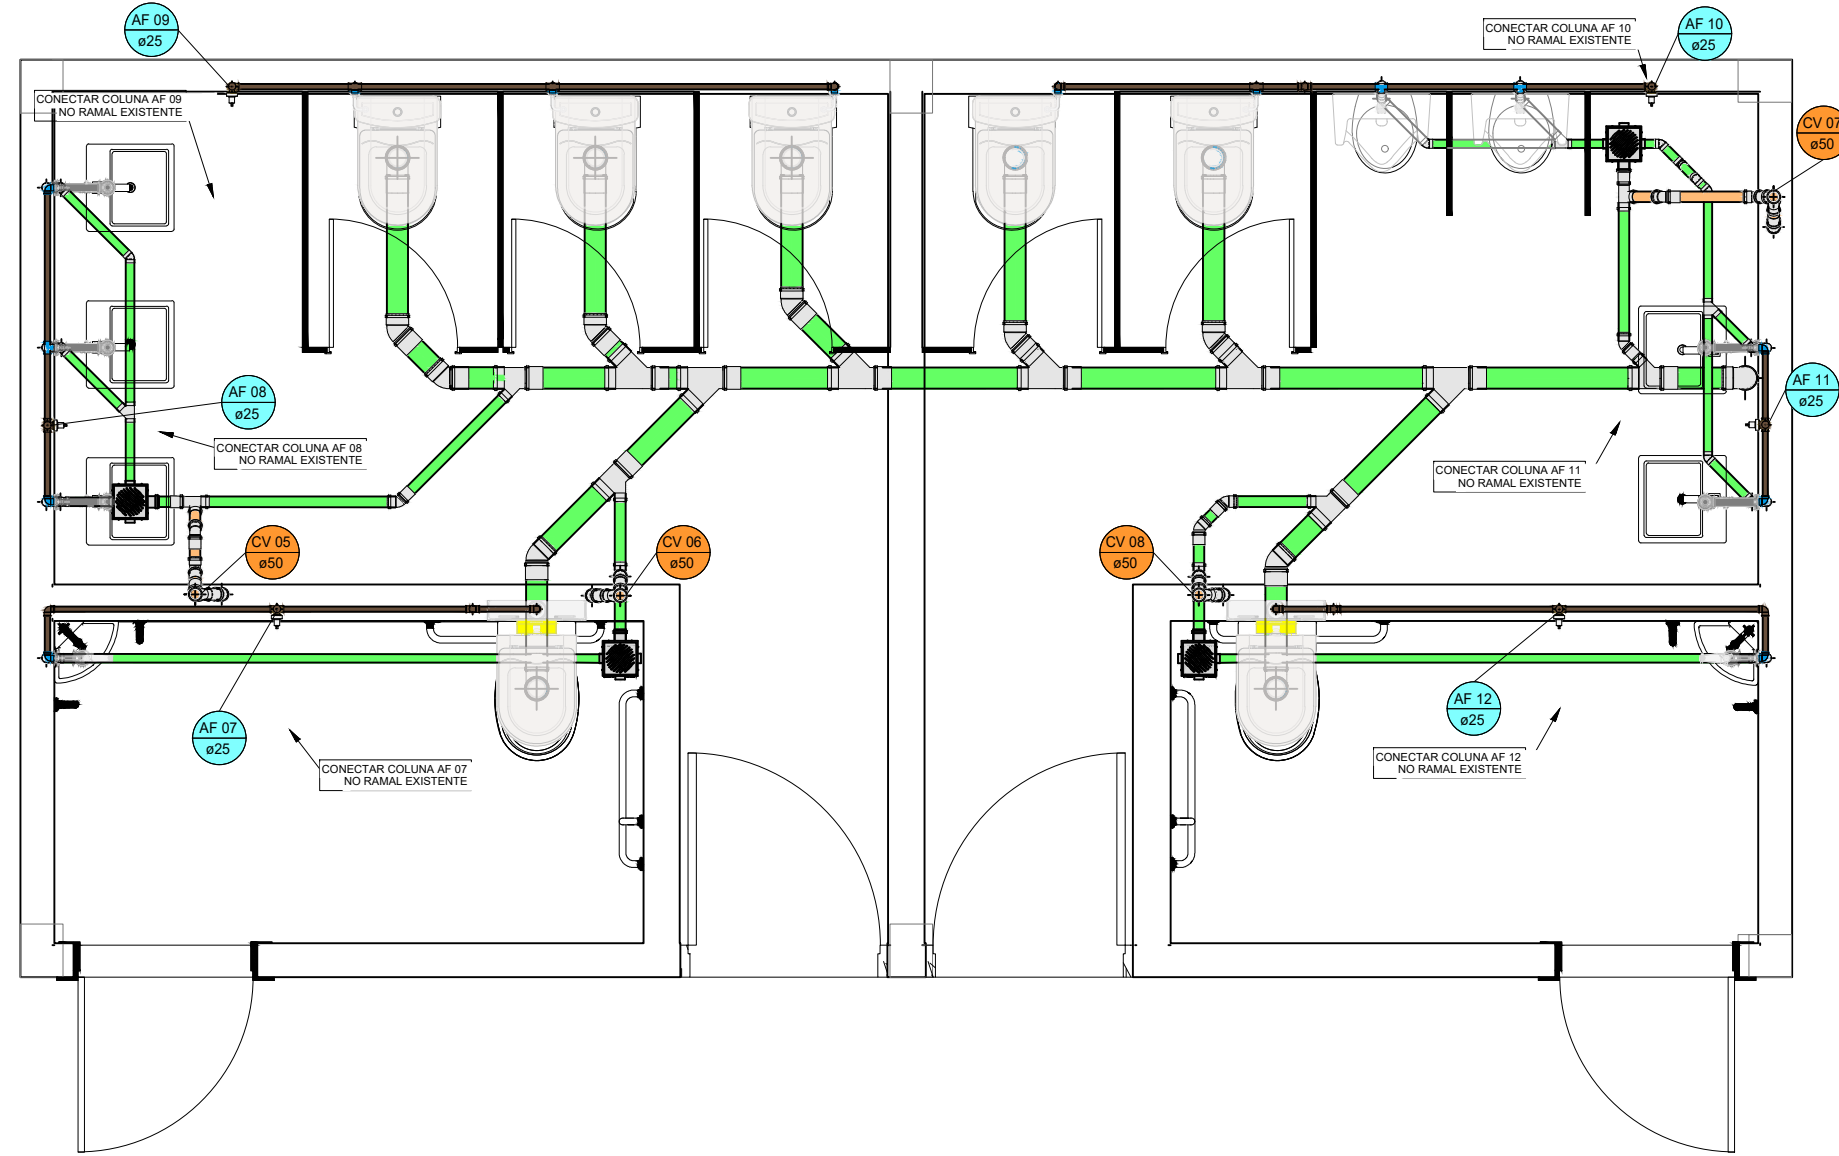


2 - PAV. SUPERIOR
1 : 25

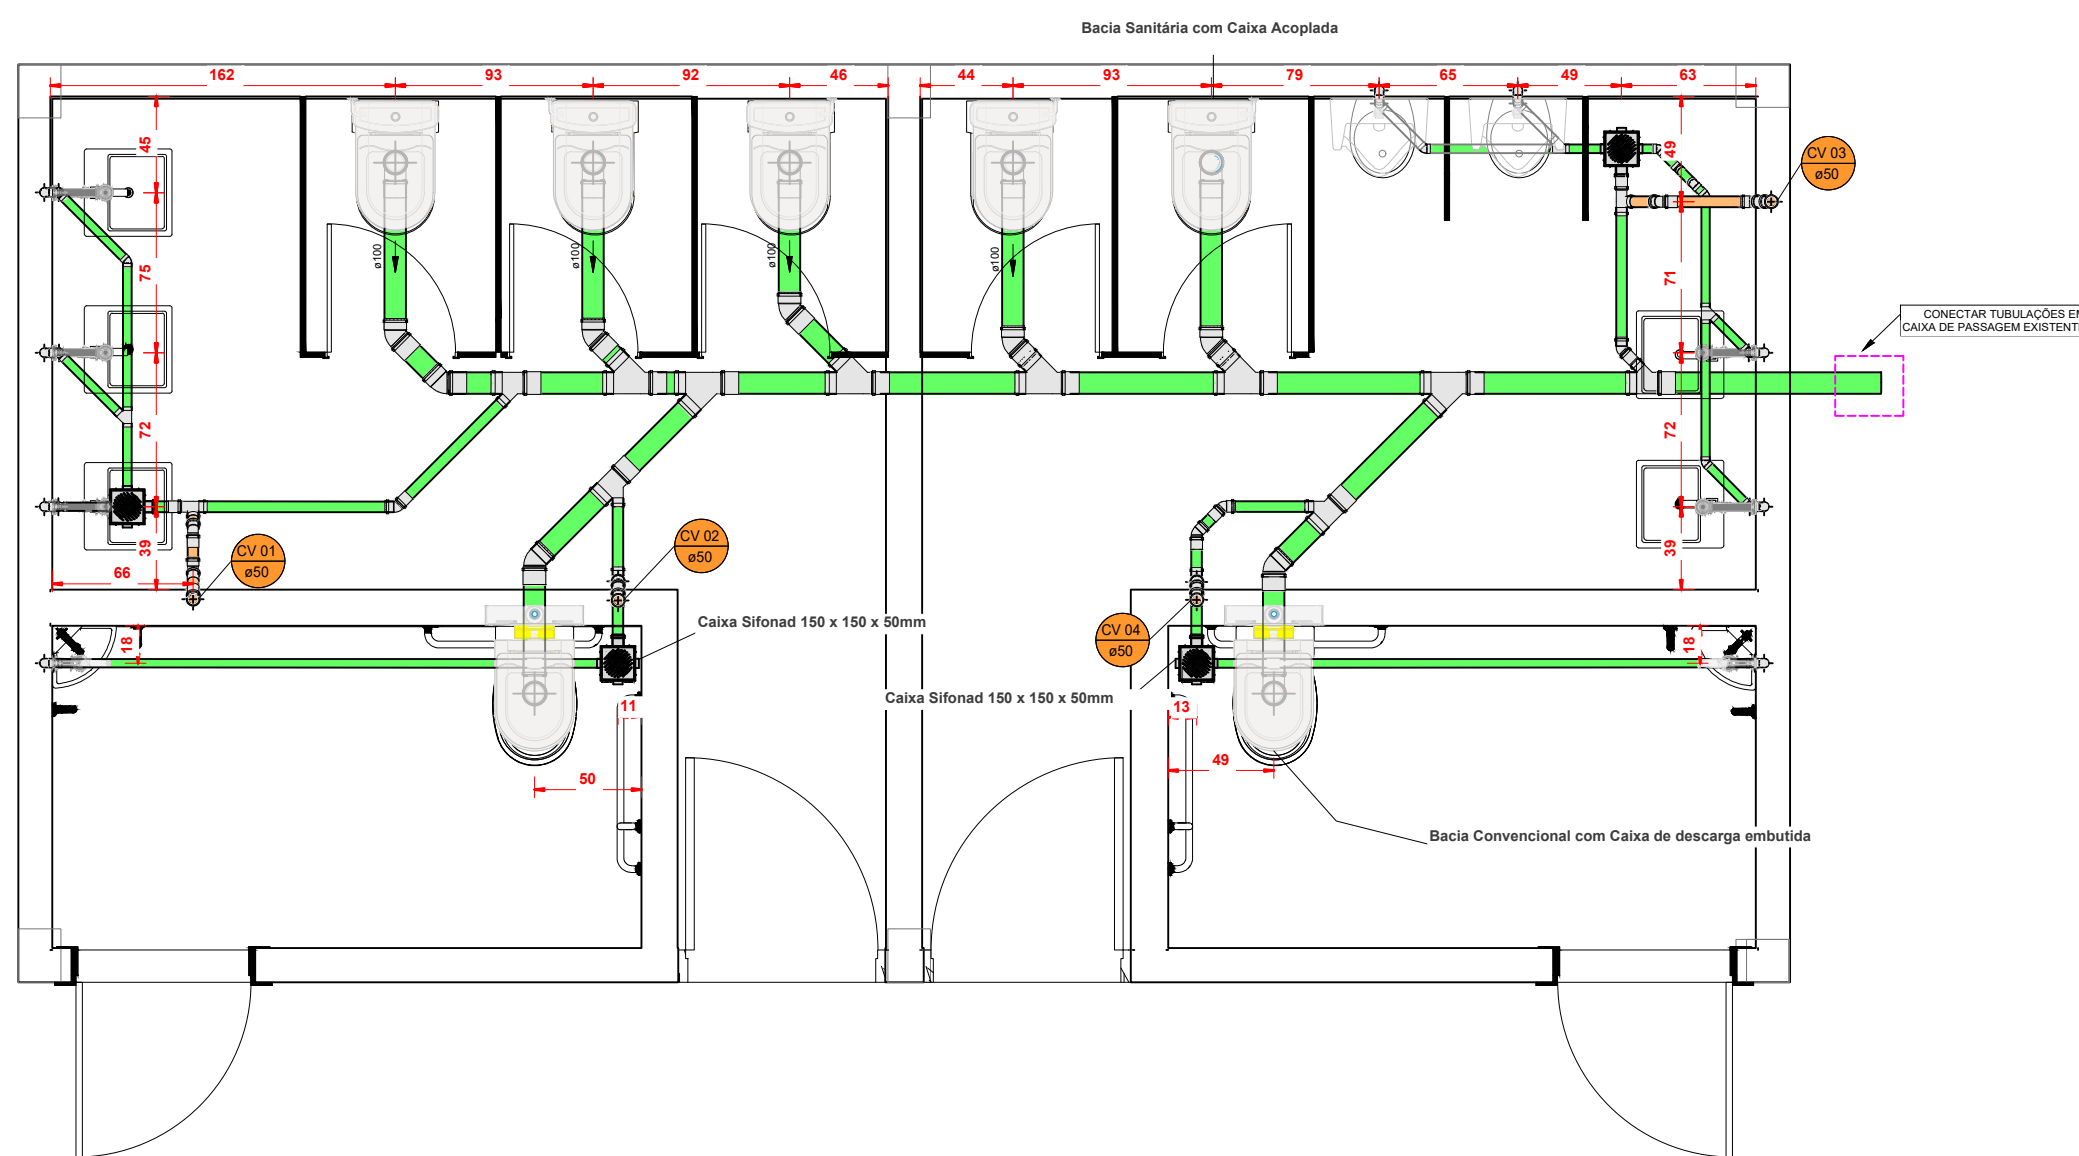


PB - TÉRREO ESGOTO
1 : 25

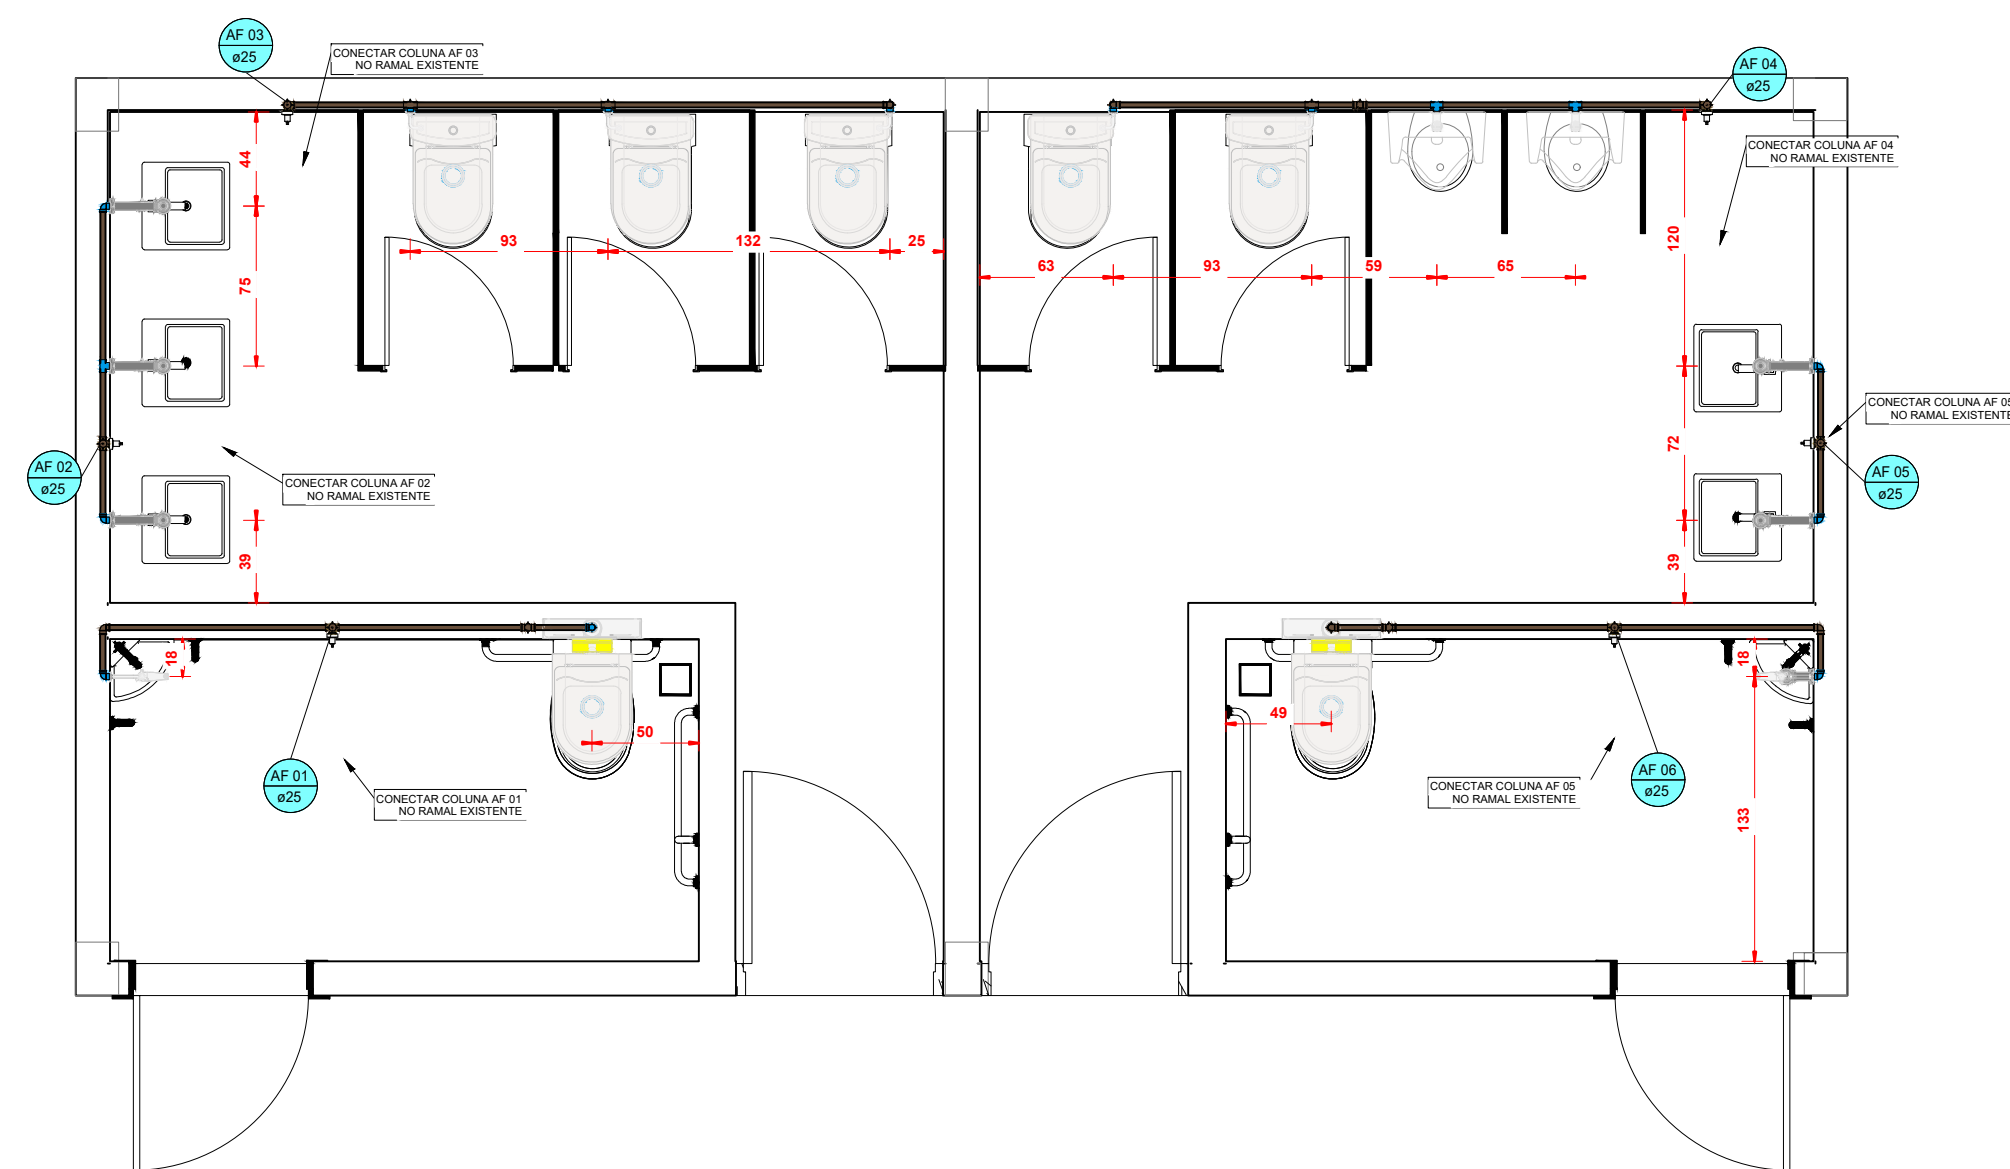


PB - TÉRREO HIDRÁULICO
1 : 25

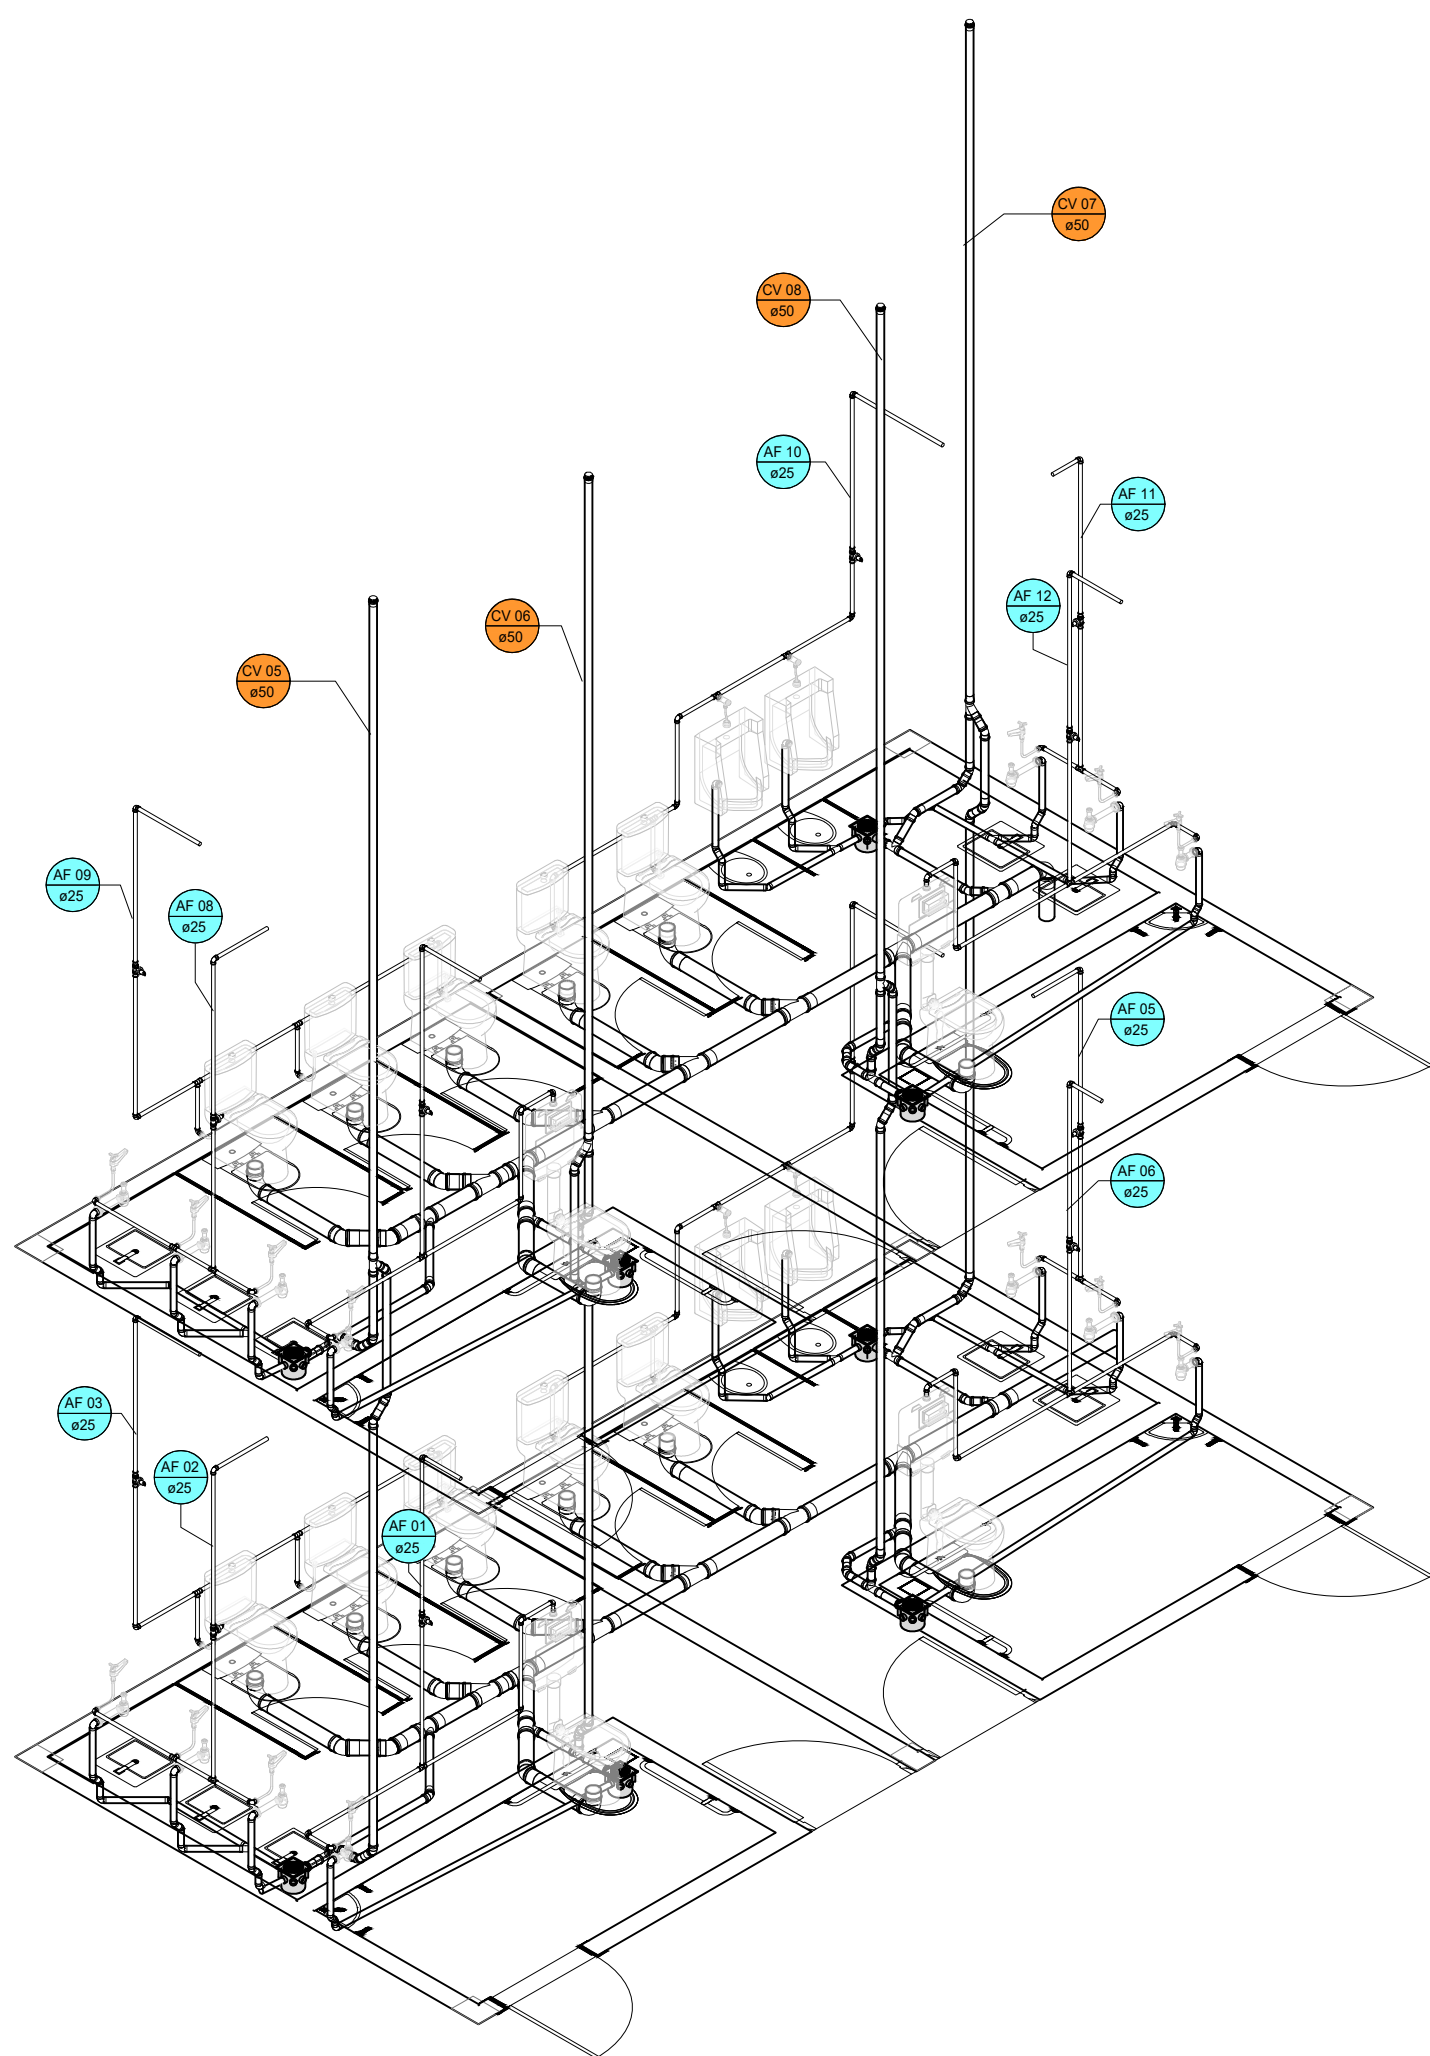

3D GERAL

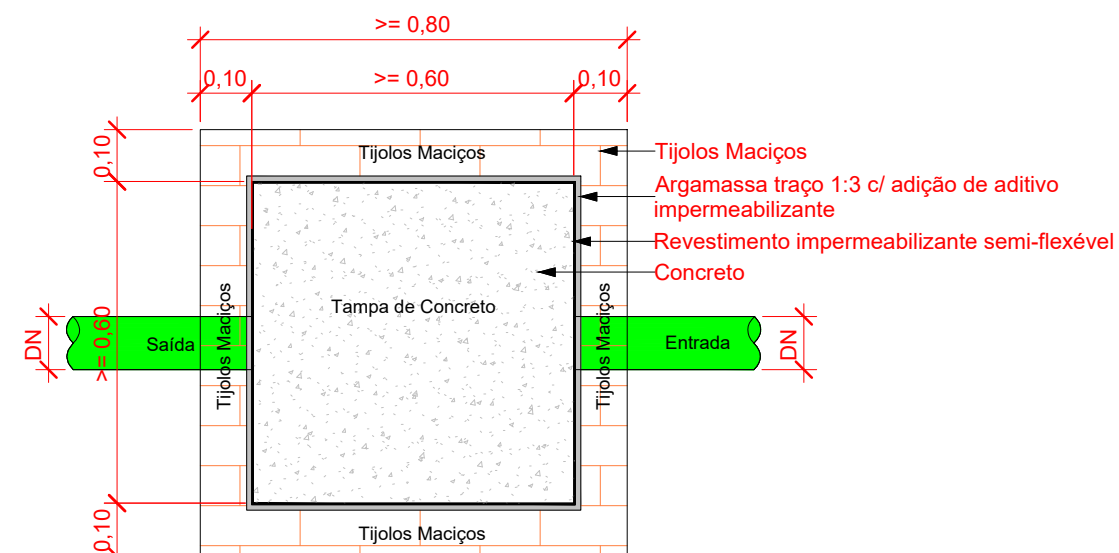

Planta Baixa - Caixa de inspeção
1 : 10

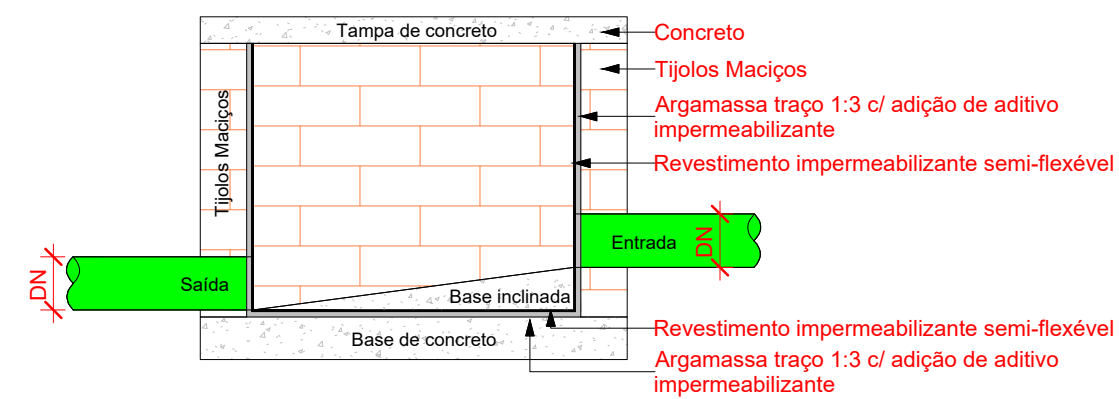

Corte lateral - Caixa de inspeção
1 : 10

Inspeção - CI Alvenaria
1 : 10

Cor	Tipos de sistema
■	Água fria - Distribuição
■	Água Fria
■	Esgoto
■	Ventilação

LEGENDA_Tipos de Sistemas
1 : 20

Símbolos	Conteúdo
	Tubulações verticais - O Apóstrofo (') após a numeração da coluna representa desvio (Ex.: AF'1 = houve um desvio na coluna AF1); - Quando houver ▲ no nome da coluna, significa que ocorreu uma subida em relação a direção do fluxo. Quando houver ▼, significa que ocorreu um descida.
TQn	Tubo de Queda (n = número da coluna)
CVn	Coluna de Ventilação (n = número da coluna)
APh	Coluna de Águas Pluviais (n = número da coluna)
AFn	Coluna de Água Fria (n = número da coluna)
AQn	Coluna de Água Quente (n = número da coluna)
DN	DN, sentido do escoamento e material do tubo
	Código de acessórios de tubo x = tipo de sistema E = Esgoto/Pluvial F = Água fria n = número

LEGENDA_Símbolos
1 : 20

TRIBUNAL REGIONAL ELEITORAL - SE			
Carplan Engenharia			
OBRA: Reforma Banheiro Acessibilidade		DISCIPLINA:	
PROJETO: Projeto de Acessibilidade		HID/SAN	
LOCAL: ANEXO SEDE - ARACAU		FOLHA	
DESENHO (S): HIDROSSANITARIO		01/01	
RESPONSÁVEL TÉCNICO: CARLOS AUGUSTO CARDOSO LIMA CREA-PI: 1919568727	PROJETISTA: Igor Rocha Soares CREA-PI: 1918055078	FASE: EXECUTIVO	ESCALA: COMO INDICADO
		DATA: 04/04/2024	REVISÃO: R00


CONEXÕES - ESGOTO			
Qtd	Descrição	ID	Imagem para Tabela
124	Anel de vedação para conexão Série N, 50mm	E1	_____
114	Anel de vedação para conexão Série N, 100mm	E2	_____
14	Anel de vedação para Vaso Sanitário	E3	_____
14	Curva 90° Curta 100mm, Esgoto Série Normal - TIGRE	E4	_____
50	Joelho 45° 40mm, Esgoto Série Normal - TIGRE	E5	_____
40	Joelho 45° 50mm, Esgoto Série Normal - TIGRE	E6	_____
16	Joelho 45° 100mm, Esgoto Série Normal - TIGRE	E7	_____
36	Joelho 90° 40mm, Esgoto Série Normal - TIGRE	E8	_____
1	Joelho 90° 100mm, Esgoto Série Normal - TIGRE	E9	_____
6	Junção Simples 40 x 40mm, Esgoto Série Normal - TIGRE	E10	_____
4	Junção Simples 50 x 50mm, Esgoto Série Normal - TIGRE	E11	_____
8	Junção Simples 100 x 50mm, Esgoto Série Normal - TIGRE	E12	_____
12	Junção Simples 100 x 100mm, Esgoto Série Normal - TIGRE	E13	_____
52	Luva Simples 50mm, Esgoto Série Normal - TIGRE	E14	_____
51	Luva Simples 100mm, Esgoto Série Normal - TIGRE	E15	_____
4	Terminal de Ventilação 50mm, Esgoto Série Normal - TIGRE	E16	_____
8	Tê 50 x 50mm, Esgoto Série Normal - TIGRE	E17	_____

CONEXÕES - ÁGUA FRIA			
Qtd	Descrição	ID	Imagem para Tabela
24	Adaptador Soldável Curto com Bolsa e Rosca para Registro 25 x 3/4", PVC Marrom, Água Fria - TIGRE	F1	_____
1	Bucha de Redução Soldável Curta 25x20mm, PVC Marrom, Água Fria - TIGRE	F2	_____
39	Joelho 90° Soldável 25mm, PVC Marrom, Água Fria - TIGRE	F3	_____
23	Joelho 90° Soldável com Bucha de Latão 25 x 1/2", PVC Marrom, Água Fria - TIGRE	F4	_____
4	Luva Soldável e com Bucha de Latão 25 x 3/4", PVC Marrom, Água Fria - TIGRE	F5	_____
14	Tê Soldável 25mm, PVC Marrom, Água Fria - TIGRE	F6	_____
6	Tê Soldável com Bucha de Latão na Bolsa Central 25 x 1/2", PVC Marrom, Água Fria - TIGRE	F7	_____

PEÇAS HIDROSSANITÁRIAS				
Quantidade	Descrição	Abreviatura	Tipo de sistema	Imagem para Tabela
8	Caixa Sifonad 150 x 150 x 50mm	CS 150x150x50mm	Inspeção/Esgoto	_____
4	Bacia Convencional com Caixa de descarga embutida	BS (CD)	Utilização	
10	Bacia Sanitária com Caixa Acoplada	BS (CD)	Utilização	
4	Mictório	MIC	Utilização	
14	Torneira de mesa bica baixa para lavatório	LV	Utilização	
14	Sifão para lavatório 1"x1.1/2" com tubo de 300 mm	Sifão lavatório 1x1.1/2"	Utilização/Esgoto	
24	Flexível 300mm aço inox	Flexível 300mm	Água Fria	_____
4	Caixa de descarga embutida AL. DW.90.BC para alvenaria e drywall, Bacia Convencional - DocolSystem		Água fria	

TUBOS RÍGIDOS			
	Descrição	DN (mm)	Comprimento (m)
Esgoto	Tubo Série Normal	40	30,61
	Tubo Série Normal	50	53,00
	Tubo Série Normal	100	25,92
Água Fria	Tubo Soldável Marrom	20	0,06
	Tubo Soldável Marrom	25	65,22

	TRIBUNAL REGIONAL ELEITORAL - SE			
	Carplan Engenharia			
OBRA: Reforma Banheiro Acessibilidade			DISCIPLINA:	
PROJETO: Projeto de Acessibilidade			HID/SAN	
LOCAL: ANEXO SEDE - ARACAJU			FOLHA	
DESENHO (S): QUANTITATIVOS			02	
RESPONSÁVEL TÉCNICO: CARLOS AUGUSTO CARDOSO LIMA CREA -PI: 1919568727		PROJETISTA: Autor	FASE: EXECUTIVO	ESCALA: COMO INDICADO
			DATA: 12/17/22	REVISÃO: R00

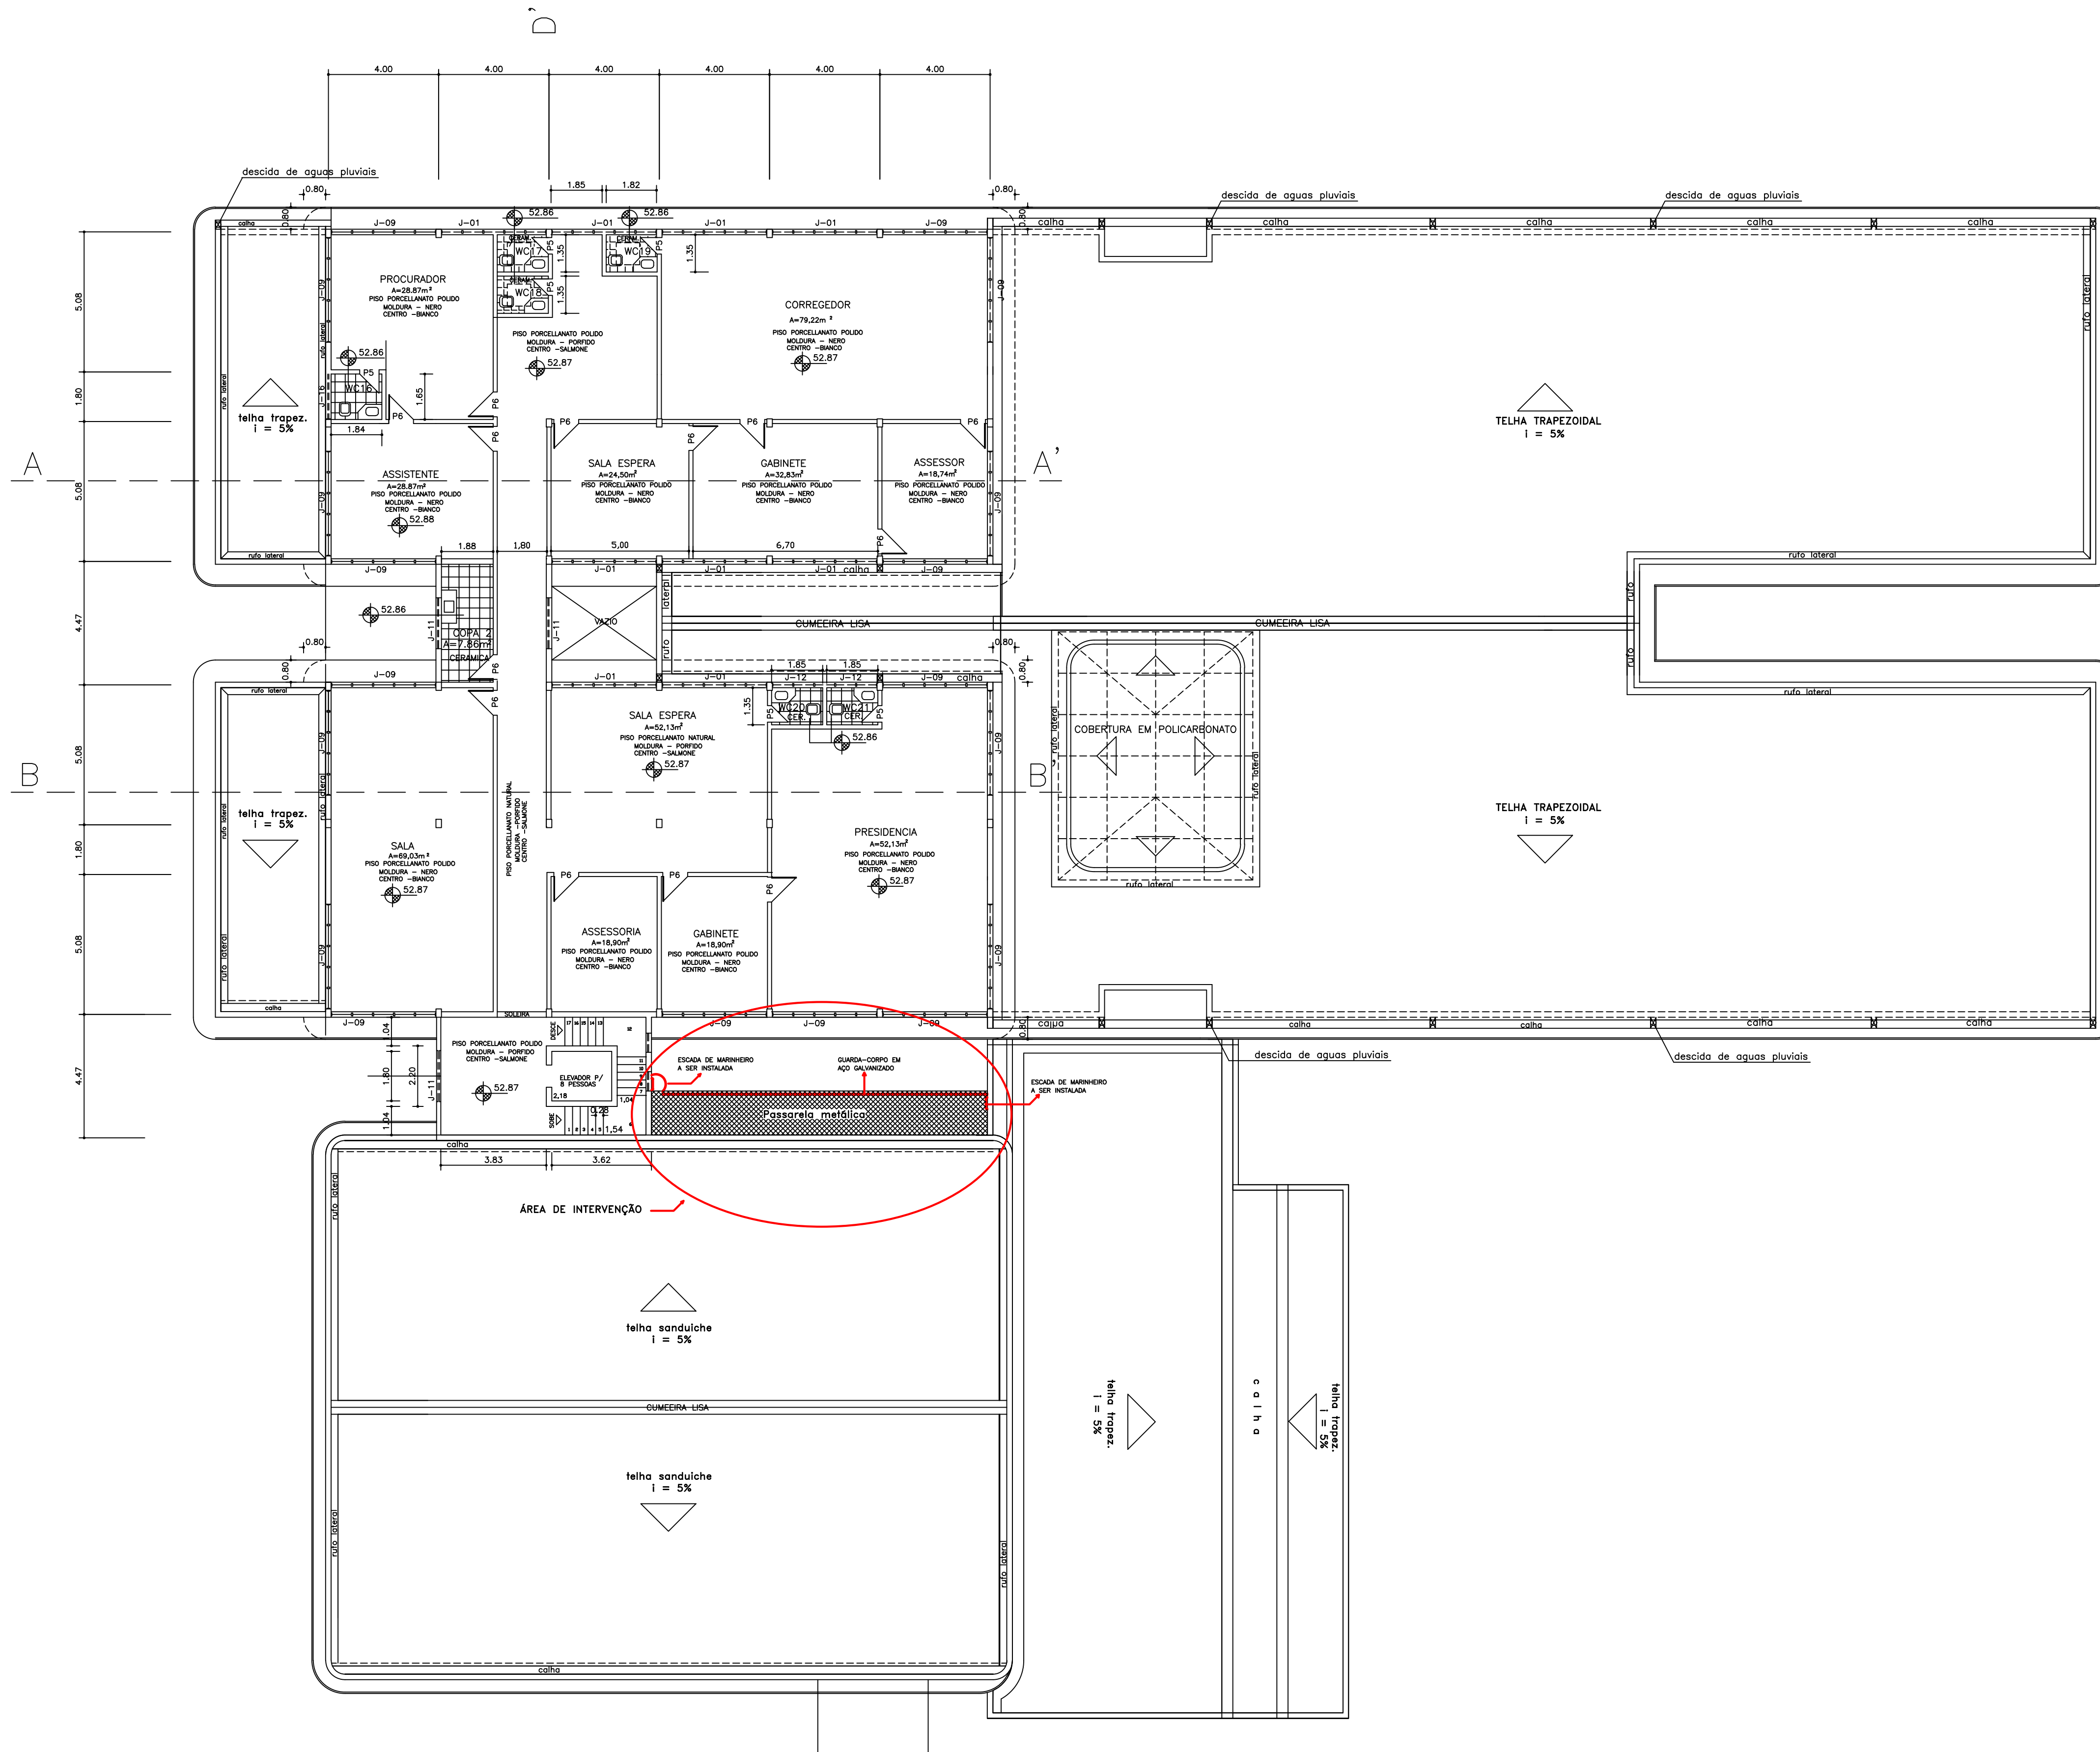

REVISAO 01	DATA: 14/ABRIL/1.998	ASS.:
REVISAO 02	DATA: 26/ABRIL/1.998	ASS.:
REVISAO 03	DATA: 04/MAIO/1.998	ASS.:
REVISAO 04	DATA: 07/MAIO/1.998	ASS.:

END.: CENTRO ADMINISTRATIVO DR. AUGUSTO DO PRADO FRANCO

TRE-TRIBUNAL REGIONAL ELEITORAL PRANCHA

PLANTA BAIXA 2 PAV. (NÍVEL 52.87m) PRESIDENCIA

05