


1 CFTV - TÉRREO

Escala: 1 : 50



3 CFT - DETALHE ALTURA RACK

Escala:

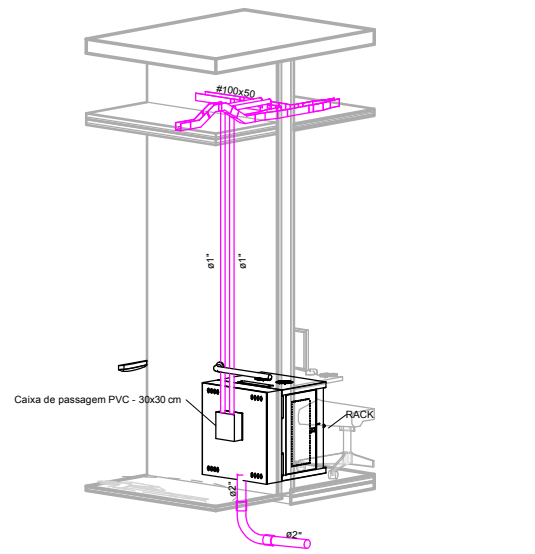


5 CFT - CORTE RACK

Escala: 1 : 25

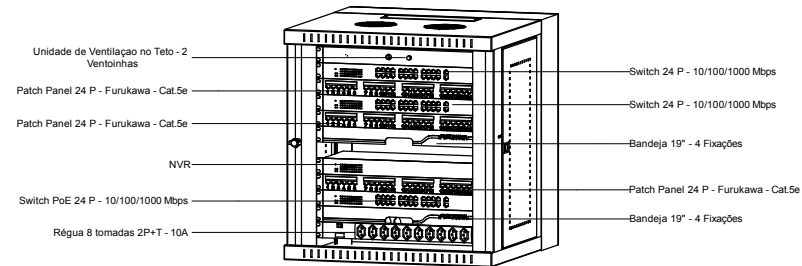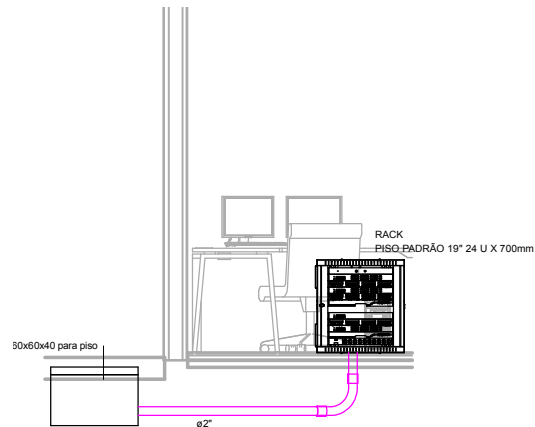

6 CFT - DETALHE RACK

Escala:

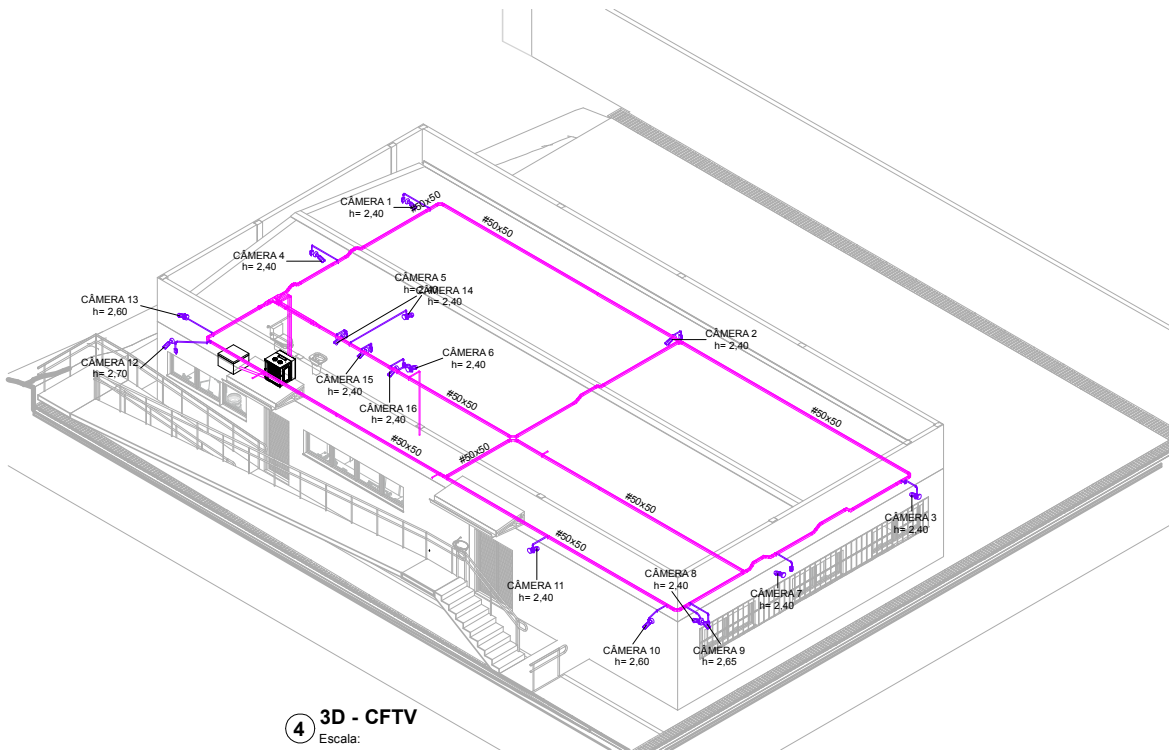

4 3D - CFTV

Escala:

LEGENDA

- ELETRODUTO PVC (ø3/4" NO ENTREFERRO OU INDICADO) - SIST. CFTV.
- ELETROCALHA - COMPARTILHADA COM OUTROS SISTEMAS.
- ELETRODUTO QUE SOBE ENTRE PAVIMENTOS.
- ELETRODUTO QUE DESCE ENTRE PAVIMENTOS.
- CAIXA DE PASSAGEM NA PAREDE OU TETO 4x2" OU 4x4".
- RACK
- CÂMARA TIPO BULLET.

NOTA:

ELETRODUTOS NÃO COTADOS ADOTAR ø3/4".
ELETRODUTOS E ELETROCALHAS SERÃO INSTALADOS NO
ENTREFORROLOGAÇÃO DA NOVA REDE DE CABEAMENTO ESTRUTURADO VIRÁ
DO RACK DA SESETO

Nº	DESCRIÇÃO	DATA
R00	EMIÇÃO INICIAL	07/2021
R01	REDUÇÃO DA ÁREA TOTAL POR SOLICITAÇÃO DO TRE	10/2021



TRIBUNAL REGIONAL ELEITORAL DE SERGIPE
Endereço: CENAF, s/n - Capucho, SE, 49081-000,
Aracaju/SE
CNPJ: 06.815.356/0001-85

TRIBUNAL REGIONAL ELEITORAL DE SERGIPE

CENAF, Lote 7 - Bairro Capucho, SE

AUTOR DO PROJETO	MAURICIO DANIEL ARCE DANTAS - CREA:270017888-2
PROPRIETÁRIO	TRIBUNAL REGIONAL ELEITORAL DE SERGIPE
RESPONSÁVEL MODELAGEM BIM	MAURICIO DANIEL ARCE DANTAS - CREA: 270017888-2
MODELAGEM BIM	SETOR DE PROJETOS AD ENGENHARIA

CIRCUITO FECHADO DE TV (CFTV)

PLANTA BAIXA E 3D

Escala	Data	Revisão	Arquivo	Prancha
Como Indicado	OUT/2021	R01	AD_TRE_EX_CFT_01-01_PLBX-R01	CFT_01-01