

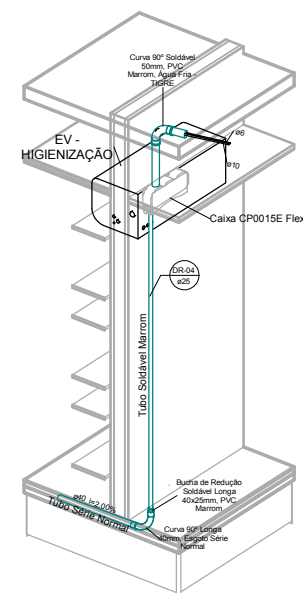


1 CLI - TÉRREO  
Escala: 1 : 50

3 3D - DETALHE - EV-HIGIENIZAÇÃO  
Escala:

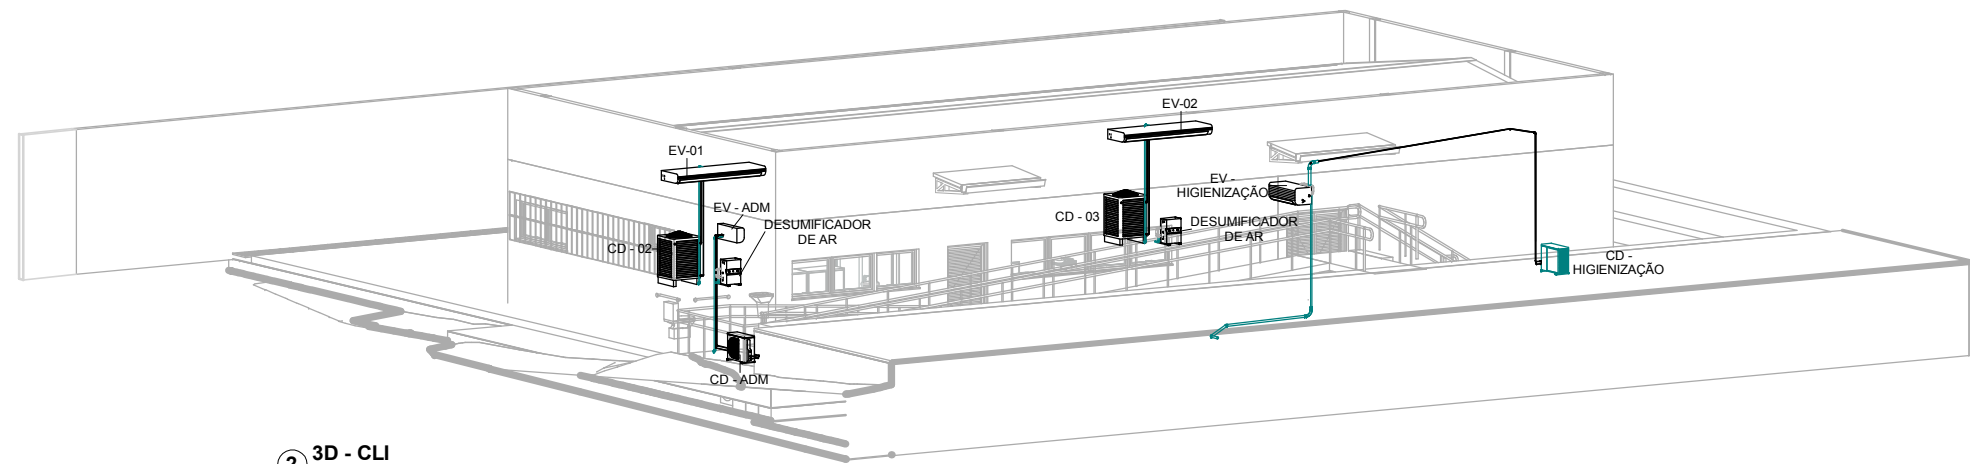

4 3D-DETALHE-EV-ARQUIVO  
Escala:

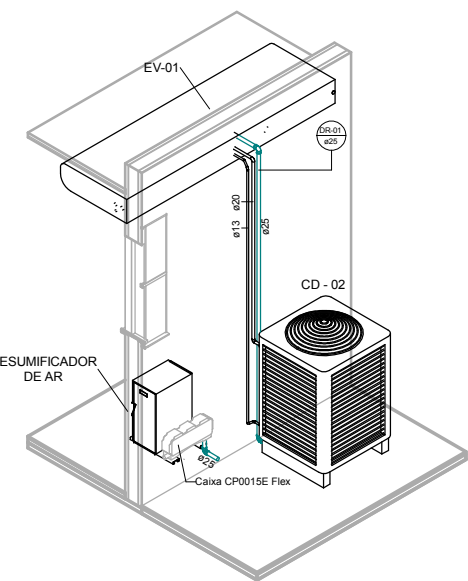

2 3D - CLI  
Escala:

## LEGENDA

- TUBOS SISTEMA DRENAGEM CLIMATIZAÇÃO
- TUDO PVC QUE DESCE.
- XXXX  
0000 INDICAÇÃO DE COLUNA  
INDICAÇÃO DE DIÂMETRO
- SENTIDO DO FLUXO

## EQUIPAMENTOS

- 01 UNIDADE TIPO SPLIT HI WALL DE 12.000 BTU, 220V, 20, 60 HZ
- 01 UNIDADE TIPO SPLIT PISO-TETO DE 30.000 BTU, 220V, 20, 60 HZ
- 02 UNIDADES TIPO SPLIT PISO-TETO DE 48.000 BTU, 220V, 30, 60 HZ
- 02 UNIDADES DE DESUMIFICADORES D300, 110V, CAPACIDADE ATÉ 300m³, DESIDRAT OU SIMILAR.

## NORMAS

O PROJETO FOI DESENVOLVIDO SEGUINDO OS PRECEITOS NORMATIVOS DA ABNT DA: NBR 16655:2018 INSTALAÇÃO DE SISTEMAS RESIDENCIAIS DE AR-CONDICIONADO - SPLIT E COMPACTO

Nº	DESCRIÇÃO	DATA
R00	EMIÇÃO INICIAL	07/2021
R01	REDUÇÃO DA ÁREA TOTAL POR SOLICITAÇÃO DO TRE	10/2021



TRIBUNAL REGIONAL ELEITORAL DE SERGIPE  
Endereço: CENAF, s/n - Capucho, SE, 49081-000,  
Aracaju/SE  
CNPJ: 06.015.356/0001-85

## TRIBUNAL REGIONAL ELEITORAL DE SERGIPE

CENAF, Lote 7 - Bairro Capucho, SE

AUTOR DO PROJETO	GENISSON DE PAIVA FERREIRA
PROPRIETÁRIO	TRIBUNAL REGIONAL ELEITORAL DE SERGIPE
RESPONSÁVEL MODELAGEM BIM	MAURÍCIO DANIEL ARCE DANTAS - CREA: 270017888-2
MODELAGEM BIM	SETOR DE PROJETOS AD ENGENHARIA

## PROJETO DE CLIMATIZAÇÃO

## PLANTA BAIXA, DETALHES E 3D

Escala	Data	Revisão	Arquivo	Prancha
1 : 50	OUT/2021	R01	AD_TRE_EX_CLI_01-01_PLBX-R01	CLI_01-01